

SERVIZIO SANITARIO NAZIONALE  
REGIONE SICILIANA  
**AZIENDA OSPEDALIERA**  
**OSPEDALI RIUNITI VILLA SOFIA - CERVELLO**  
SERVIZIO TECNICO

**PROGETTO** : lavori di manutenzione straordinaria degli ambulatori dell'U.O.C. di Neurologia ubicato al piano terzo del padiglione Geriatrico del P.O. Villa Sofia

ELABORATO PLANIMETRIE INQUADRAMENTO TERRITORIALE

- RELAZIONE TECNICA
  - ELABORATI GRAFICI (01-15)
  - COMPUTO METRICO
  - COMPUTO INCIDENZA MANODOPERA
  - ELENCO PREZZI
  - ANALISI PREZZI
  - CAPITOLATO SPECIALE D'APPALTO
  - DOCUMENTAZIONE FOTOGRAFICA
  - P.S.C.
- RELAZIONE IMPIANTI ELETTRICI

IL PROGETTISTA  
(geom. Giuseppe Monteleone)

IL DIRETTORE  
DELL'U.O.C. SERVIZIO TECNICO  
(ing. Vincenzo Spera)

COLLABORATORI ED OPERATORI CAD

geom. Stefano Mollica

geom. Antonino Altavilla

geom. Antonino Musico

IL R.U.P.  
(geom. Giuseppe Monteleone)

IL SUPPORTO TECNICO AL R.U.P.  
(ing. Giuseppe Chifari)

Revisione: 01





DISEGNO SCALA:

TITOLO

N° TAVOLA

**01**

IL DIRETTORE GENERALE  
(ing. Gervasio Venuti)

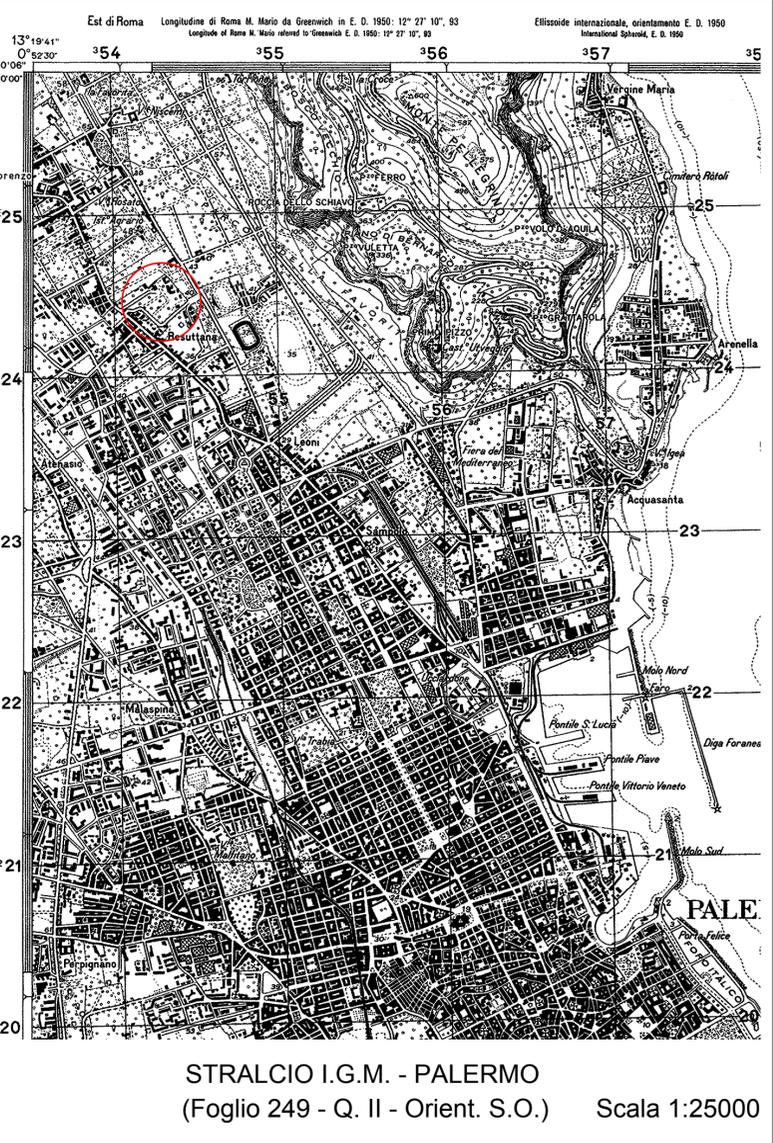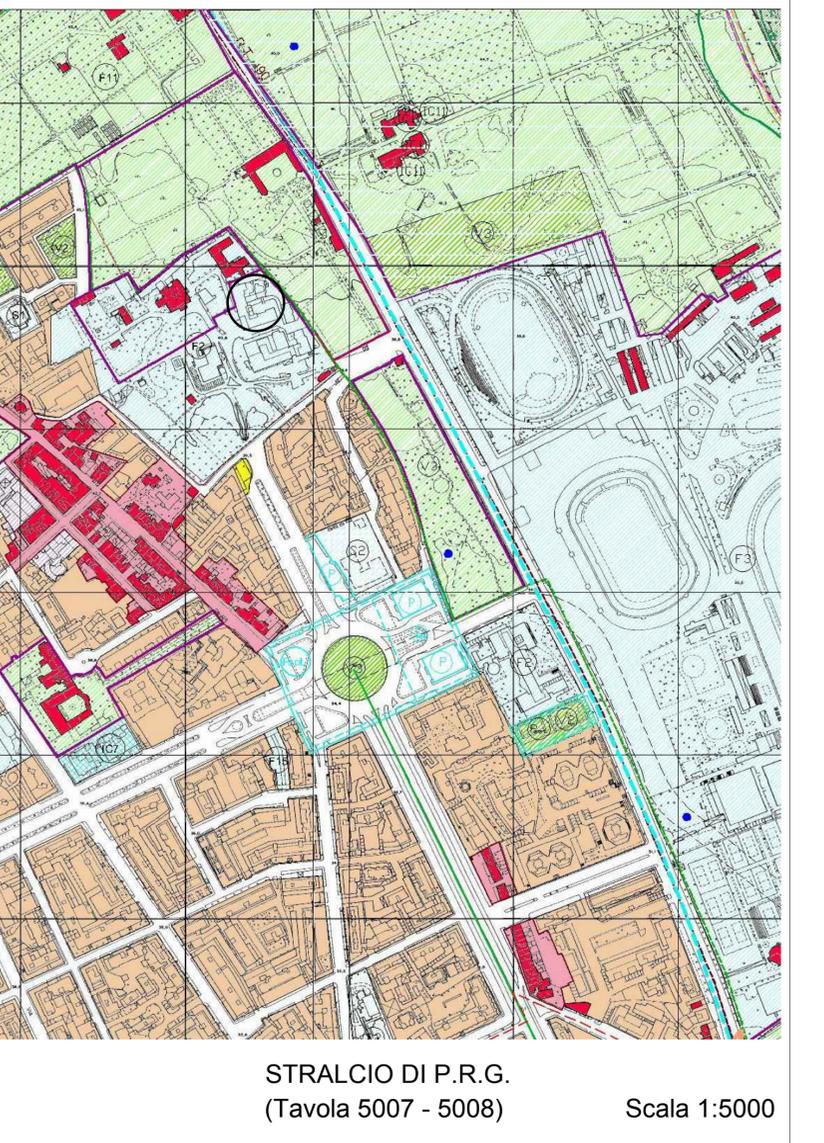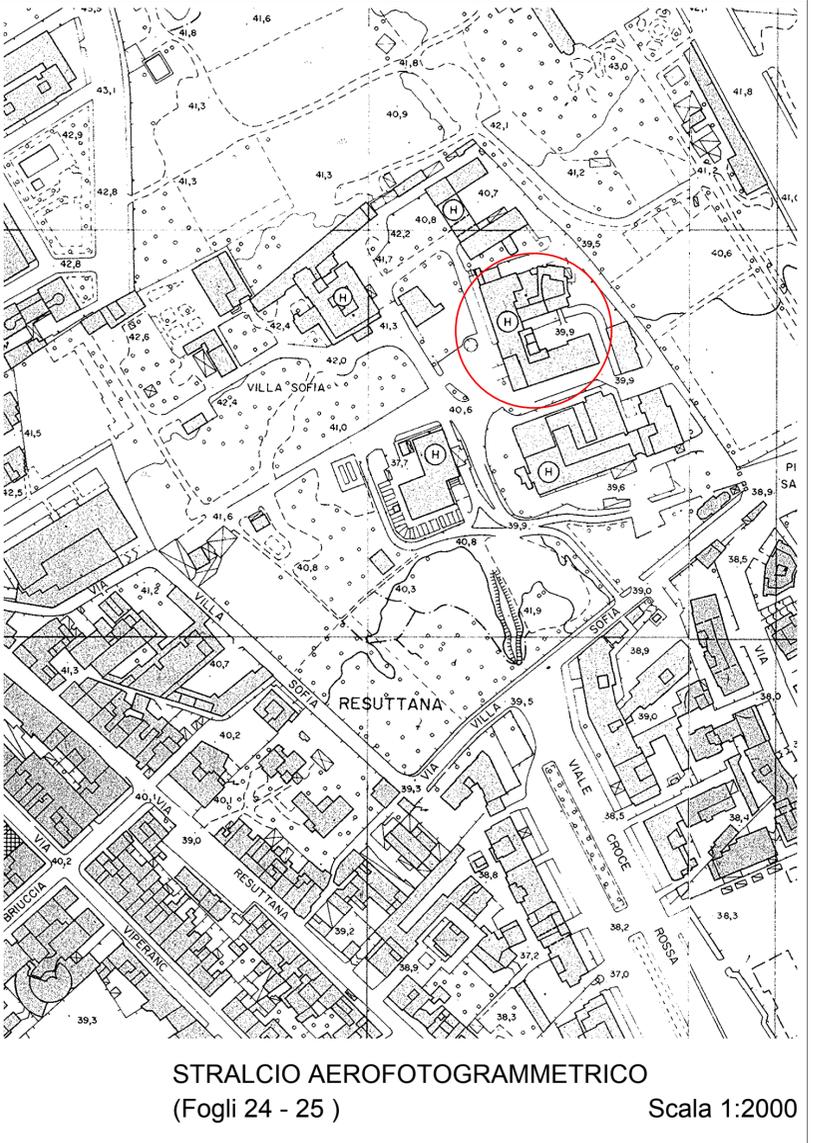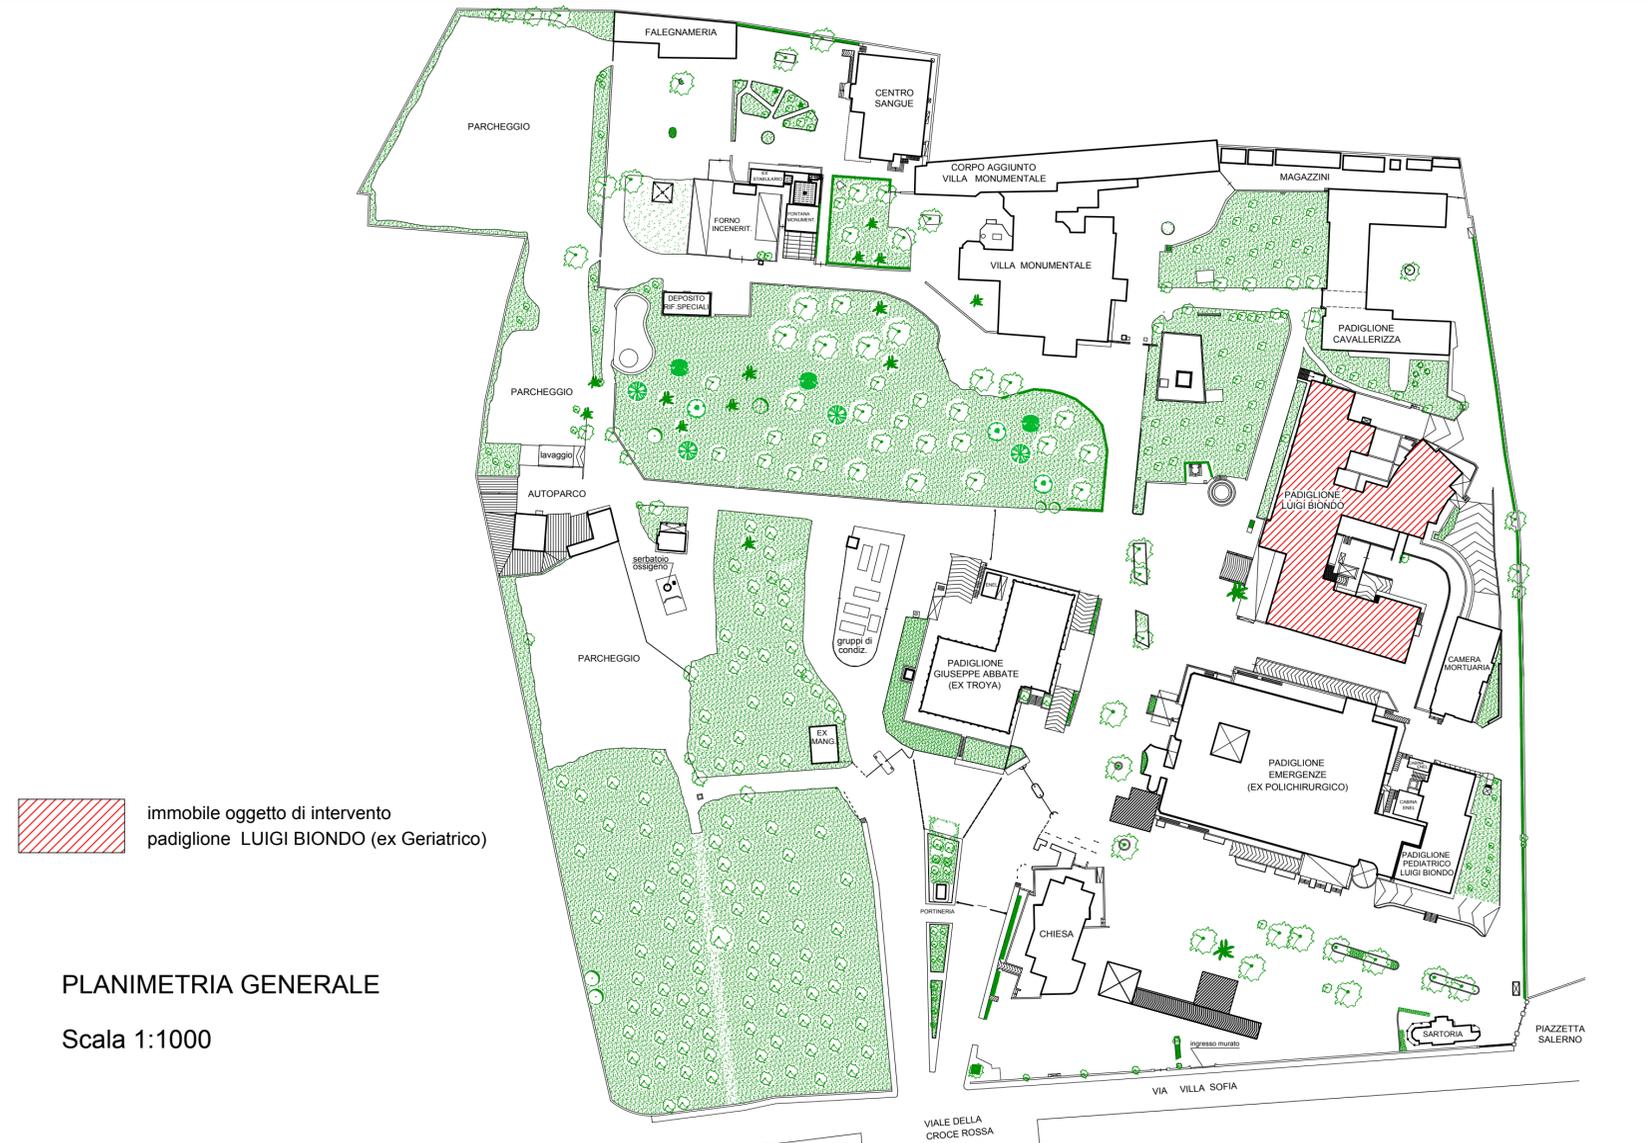



**PROGETTO** : lavori di manutenzione straordinaria degli ambulatori dell'U.O.C. di Neurologia ubicato al piano terzo del padiglione Geriatrico del P.O. Villa Sofia

ELABORATO PLANIMETRIA DI PROGETTO

- RELAZIONE TECNICA
- ELABORATI GRAFICI ( Tav.01 - 15)
- COMPUTO METRICO
- COMPUTO INCIDENZA MANODOPERA
- ELENCO PREZZI
- ANALISI PREZZI
- CAPITOLATO SPECIALE D'APPALTO
- DOCUMENTAZIONE FOTOGRAFICA
- P.S.C.
- RELAZIONE IMPIANTI ELETTRICI

IL PROGETTISTA  
 (geom. Giuseppe Monteleone)

IL DIRETTORE  
 DELL'U.O.C. SERVIZIO TECNICO  
 (ing. Vincenzo Spera)


COLLABORATORI ED OPERATORI CAD  
 geom. Stefano Mollica  
 geom. Antonino Altavilla  
 geom. Antonino Musico

IL R.U.P.  
 (geom. Giuseppe Monteleone)  
 IL SUPPORTO TECNICO AL R.U.P.  
 (ing. Giuseppe Chifari)

Revisione: 01  
 DISEGNO SCALA: 1:100  
 TITOLO  
 N° TAVOLA  
**03**

IL DIRETTORE GENERALE  
 (Ing. Gervasio Venuti)

PLANIMETRIA DI PROGETTO

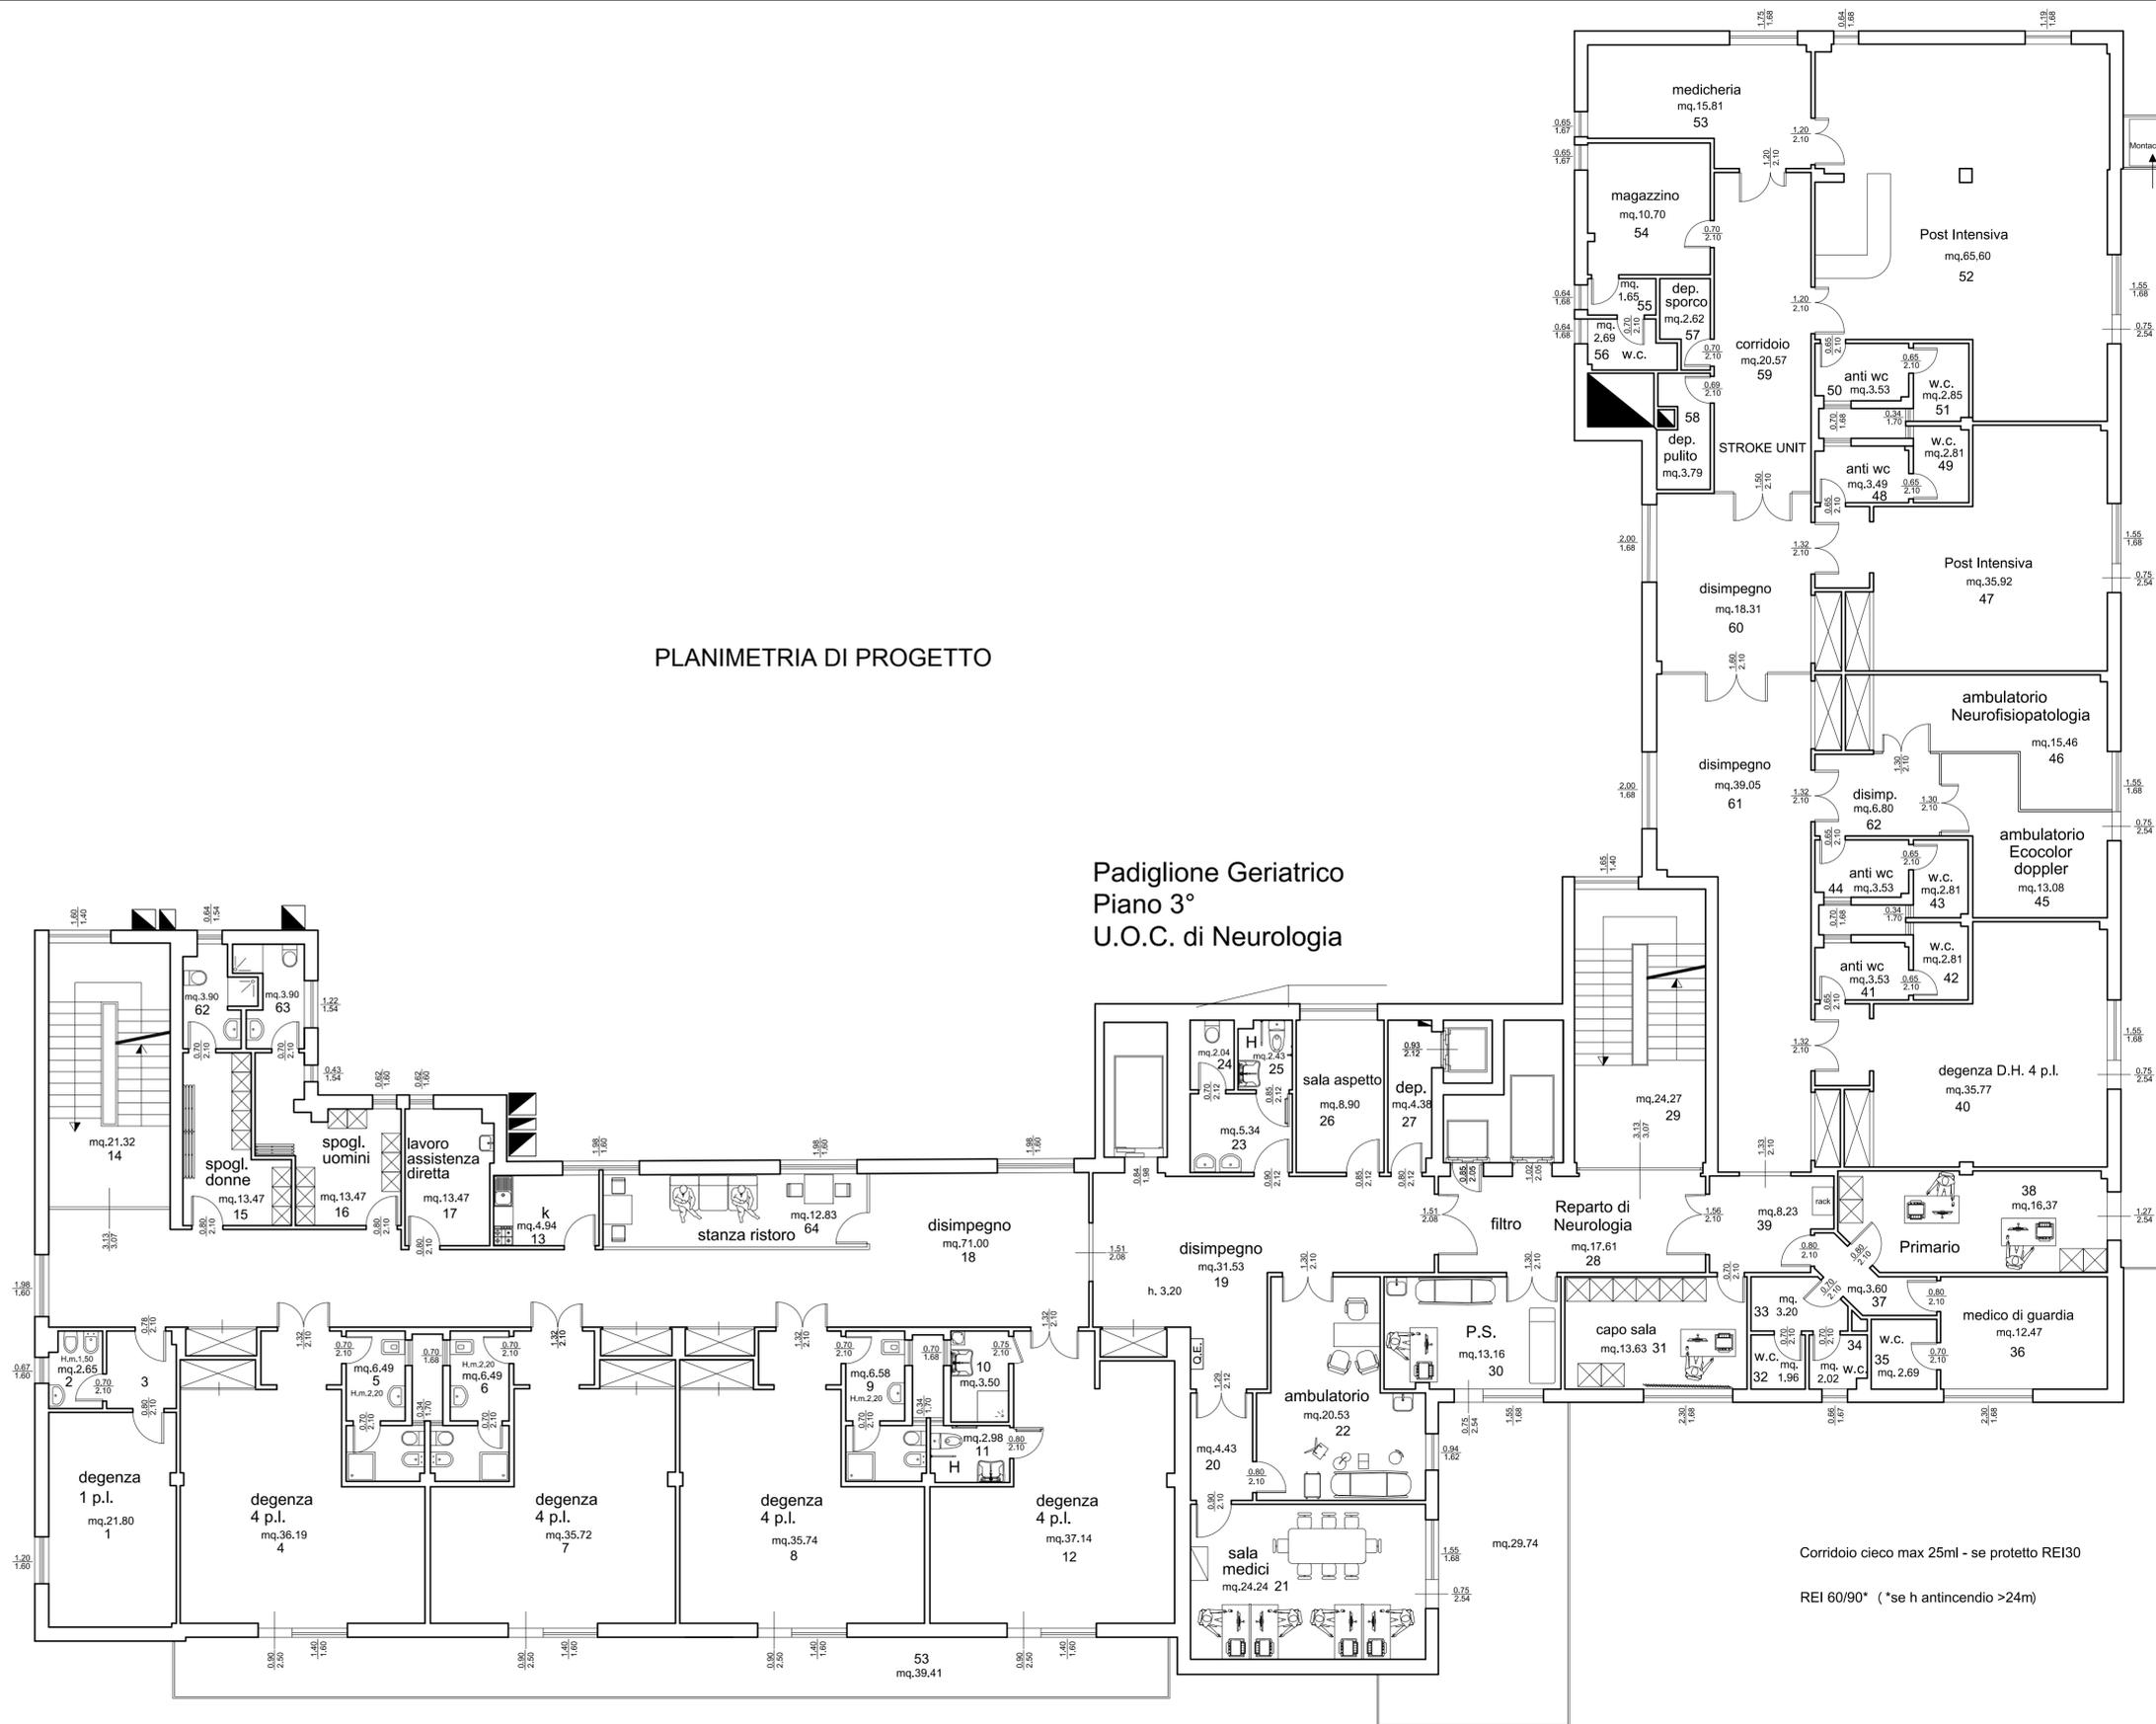

Padiglione Geriatrico  
 Piano 3°  
 U.O.C. di Neurologia

**PROGETTO :** lavori di manutenzione straordinaria degli ambulatori dell'U.O.C. di Neurologia ubicato al piano terzo del padiglione Geriatrico del P.O. Villa Sofia

ELABORATO PLANIMETRIA DI PROGETTO QUOTATA

- RELAZIONE TECNICA
- ELABORATI GRAFICI (Tav.01 - 15)
- COMPUTO METRICO
- COMPUTO INCIDENZA MANODOPERA
- ELENCO PREZZI
- ANALISI PREZZI
- CAPITOLATO SPECIALE D'APPALTO
- DOCUMENTAZIONE FOTOGRAFICA
- P.S.C.
- RELAZIONE IMPIANTI ELETTRICI

IL PROGETTISTA  
 (geom. Giuseppe Monteleone)

IL DIRETTORE  
 DELL'U.O.C. SERVIZIO TECNICO  
 (ing. Vincenzo Spera)


COLLABORATORI ED OPERATORI CAD  
 geom. Stefano Mollica  
 geom. Antonino Altavilla  
 geom. Antonino Musico

IL R.U.P.  
 (geom. Giuseppe Monteleone)  
 IL SUPPORTO TECNICO AL R.U.P.  
 (ing. Giuseppe Chifari)

Revisione: 01  
 DISEGNO SCALA: 1:100  
 TITOLO N° TAVOLA  
**04**

IL DIRETTORE GENERALE  
 (Ing. Gervasio Venuti)

PLANIMETRIA DI PROGETTO QUOTATA

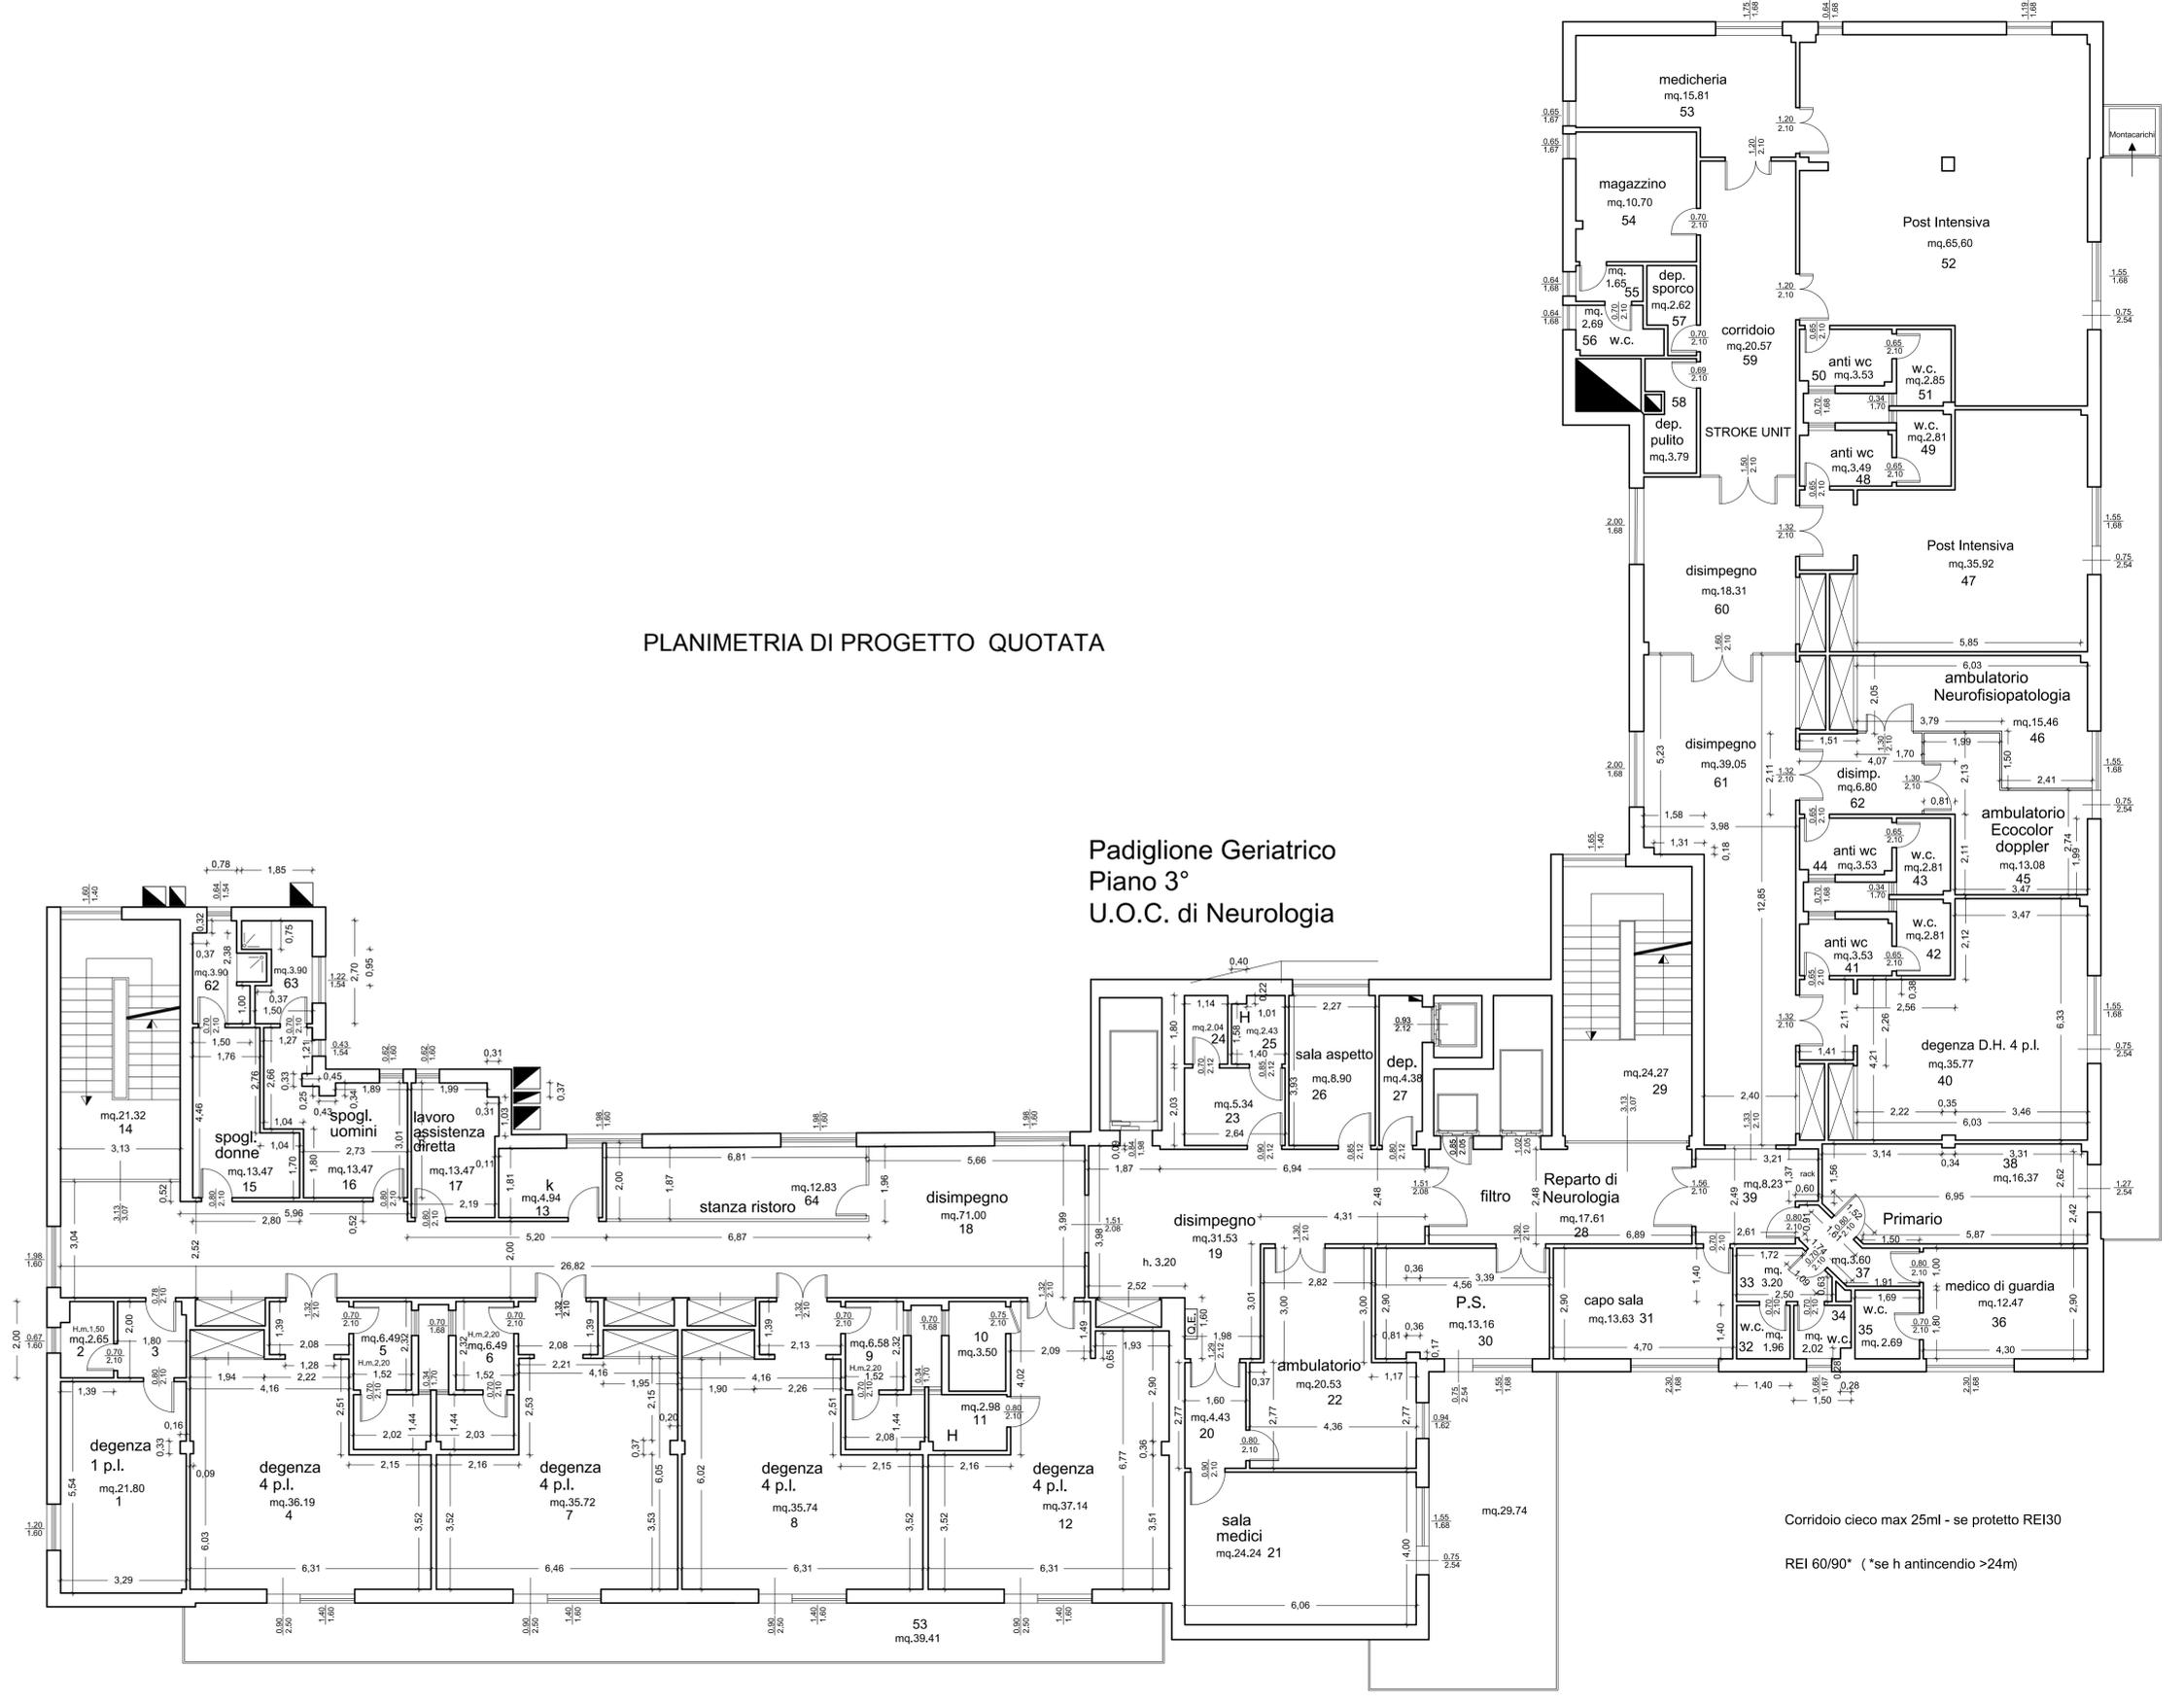



**PROGETTO** : lavori di manutenzione straordinaria degli ambulatori dell'U.O.C. di Neurologia ubicato al piano terzo del padiglione Geriatrico del P.O. Villa Sofia

ELABORATO PLANIMETRIA DELLE RICOSTRUZIONI

- RELAZIONE TECNICA
- RELAZIONE IMPIANTI ELETTRICI
- ELABORATI GRAFICI (Tav.01 - 15)
- COMPUTO METRICO
- COMPUTO INCIDENZA MANODOPERA
- ELENCO PREZZI
- ANALISI PREZZI
- CAPITOLATO SPECIALE D'APPALTO
- DOCUMENTAZIONE FOTOGRAFICA
- P.S.C.

**IL PROGETTISTA**  
 (geom. Giuseppe Monteleone)

**IL RESPONSABILE F.F. DELL'U.O.C. SERVIZIO TECNICO**  
 (Dott. Angelo Chifari)

**COLLABORATORI ED OPERATORI CAD**  
 geom. Antonino Altavilla  
 geom. Stefano Mollica

**IL R.U.P.**  
 (geom. Giuseppe Monteleone)

Revisioni


DISEGNO SCALA:

TITOLO

N° TAVOLA

**06**

**IL DIRETTORE GENERALE**  
 (Ing. Gervasio Venuti)

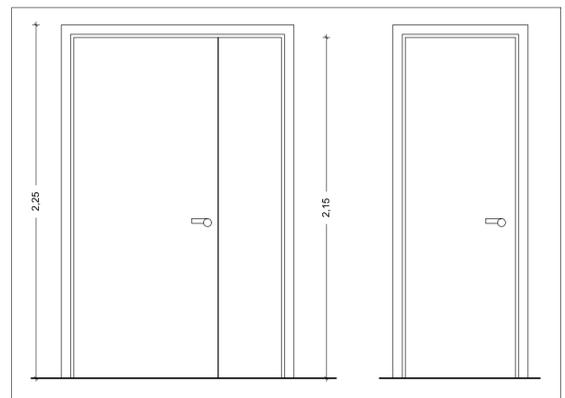


INFISSO TIPO "A" INFISSO TIPO "B" Scala 1:25



PARTICOLARE SEZIONE PORTA

PLANIMETRIA DELLE RICOSTRUZIONI

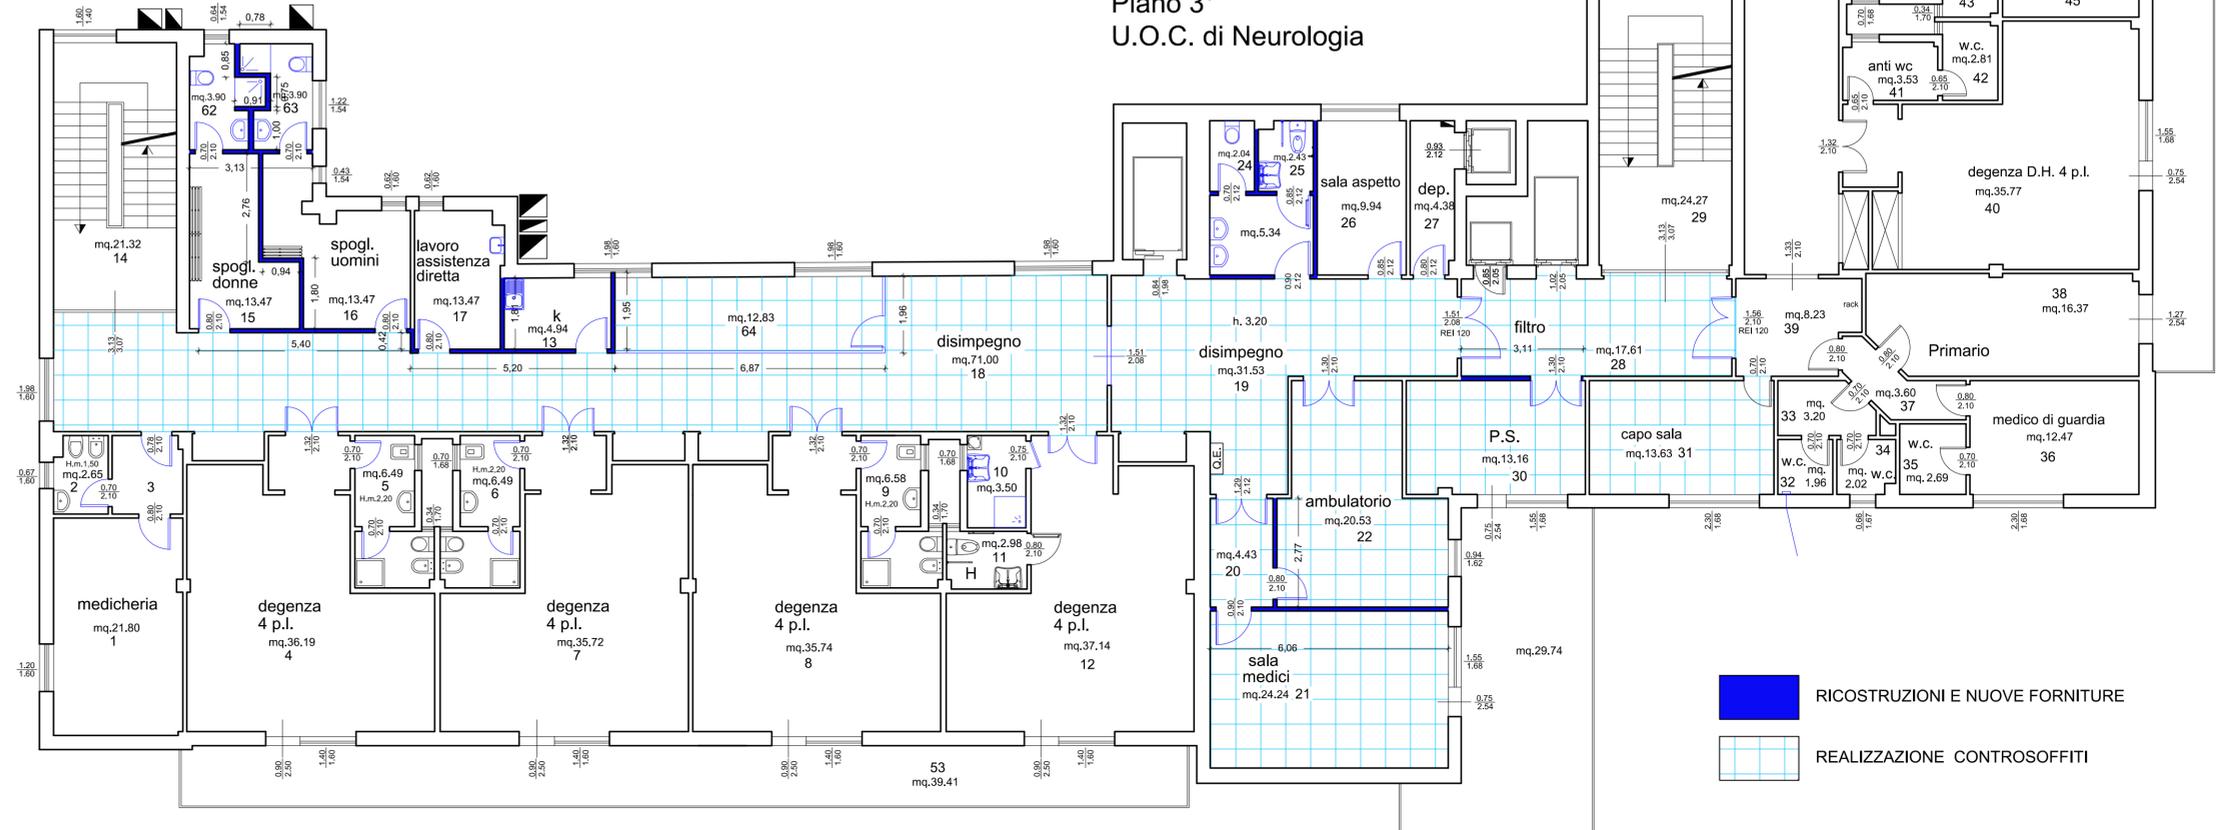

Padiglione Geriatrico  
 Piano 3°  
 U.O.C. di Neurologia

- RICOSTRUZIONI E NUOVE FORNITURE
- REALIZZAZIONE CONTROSOFFITI

**PROGETTO :** lavori di manutenzione straordinaria degli ambulatori dell'U.O.C. di Neurologia ubicato al piano terzo del padiglione Geriatrico del P.O. Villa Sofia

ELABORATO PLANIMETRIA IMPIANTO DI RISCALDAMENTO

- RELAZIONE TECNICA
- ELABORATI GRAFICI (Tav.01 - 15)
- COMPUTO METRICO
- COMPUTO INCIDENZA MANODOPERA
- ELENCO PREZZI
- ANALISI PREZZI
- CAPITOLATO SPECIALE D'APPALTO
- DOCUMENTAZIONE FOTOGRAFICA
- P.S.C.

IL PROGETTISTA  
 (geom. Giuseppe Monteleone)

IL DIRETTORE  
 DELL'U.O.C. SERVIZIO TECNICO  
 (ing. Vincenzo Spera)

COLLABORATORI ED OPERATORI CAD  
 geom. Stefano Mollica  
 geom. Antonino Altavilla  
 geom. Antonino Musicò

IL R.U.P.  
 (geom. Giuseppe Monteleone)  
 IL SUPPORTO TECNICO AL R.U.P.  
 (ing. Giuseppe Chifari)


Revisione: 01  
 DISEGNO SCALA: 1:100  
 TITOLO N° TAVOLA  
**07**

IL DIRETTORE GENERALE  
 (Ing. Gervasio Venuti)

PLANIMETRIA DI PROGETTO  
 SCHEMA IMPIANTO DI RISCALDAMENTO

LEGENDA

- radiatori
- collettore
- tubi in rame coibentato di mandata  $\varnothing$  28
- tubi in rame coibentato di ritorno  $\varnothing$  28
- tubi in rame coibentato di mandata  $\varnothing$  14
- tubi in rame coibentato di ritorno  $\varnothing$  14
- colonna montante di mandata
- colonna montante di ritorno

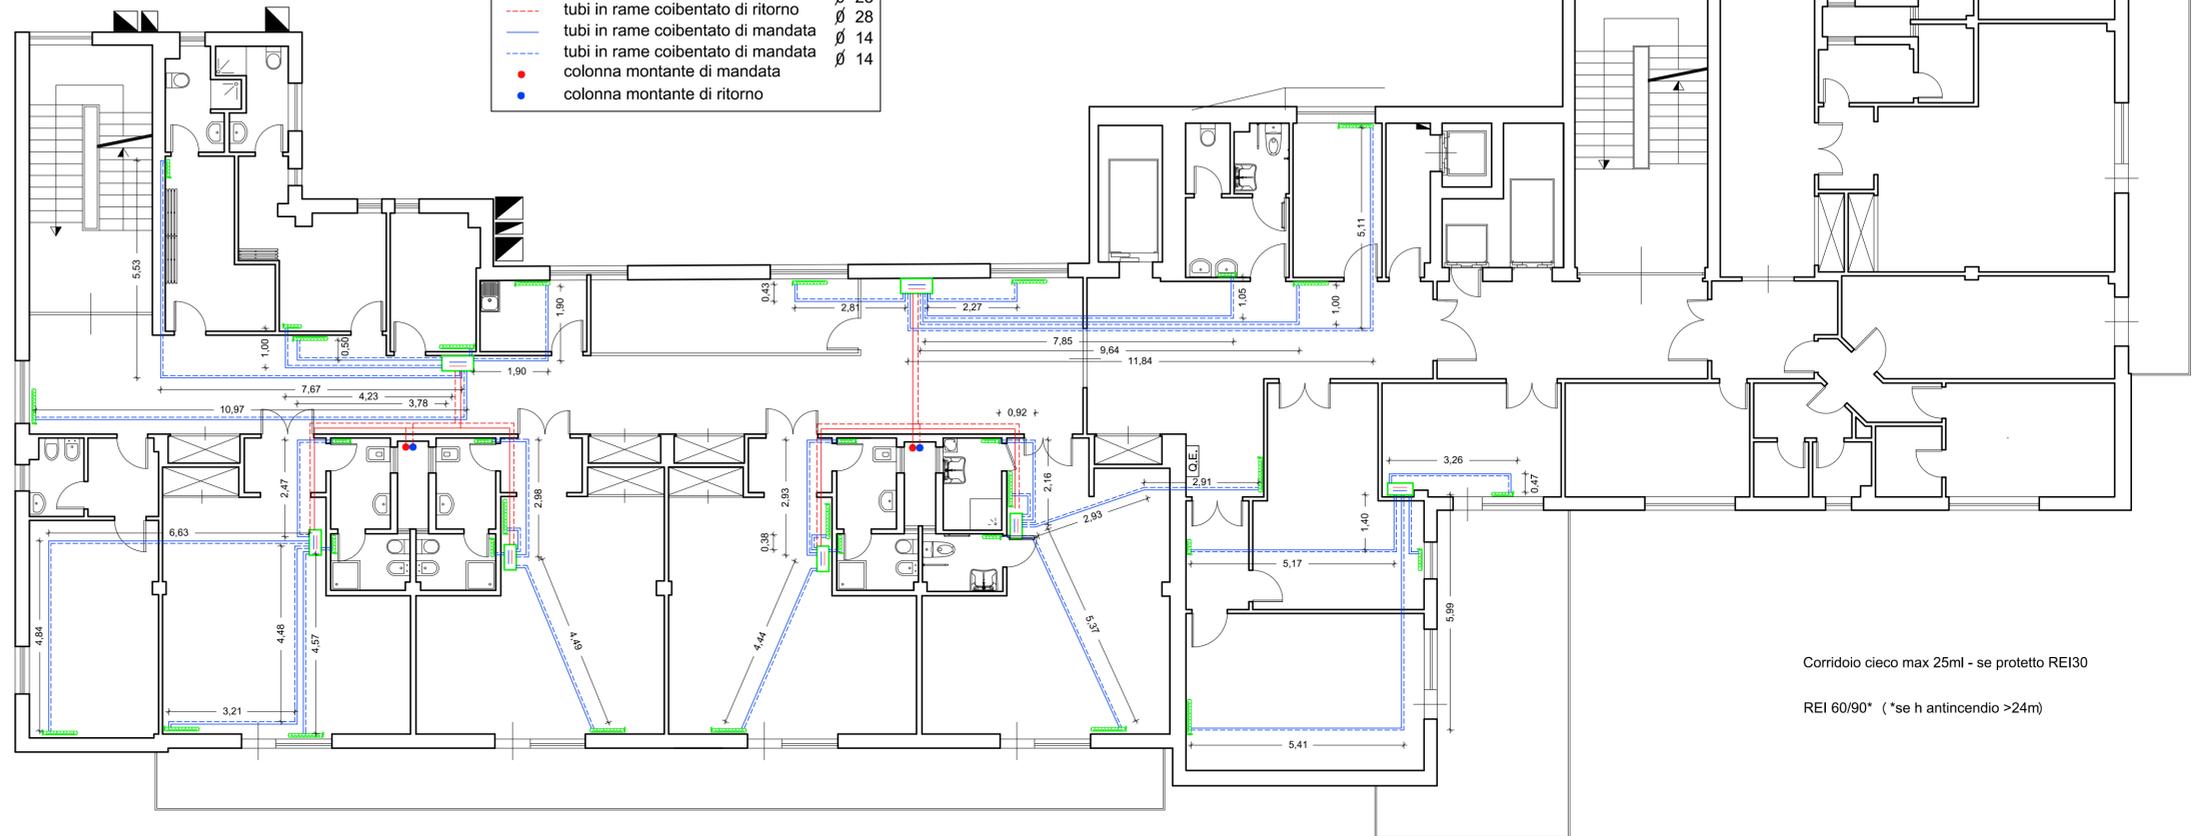

Corridoio cieco max 25ml - se protetto REI30  
 REI 60/90\* (\*se h antincendio >24m)

**PROGETTO :** lavori di manutenzione straordinaria degli ambulatori dell'U.O.C. di Neurologia ubicato al piano terzo del padiglione Geriatrico del P.O. Villa Sofia

ELABORATO PLANIMETRIA TRACCIATO IMPIANTO DI RISCALDAMENTO

- RELAZIONE TECNICA
- ELABORATI GRAFICI (Tav.01 - 15)
- COMPUTO METRICO
- COMPUTO INCIDENZA MANODOPERA
- ELENCO PREZZI
- ANALISI PREZZI
- CAPITOLATO SPECIALE D'APPALTO
- DOCUMENTAZIONE FOTOGRAFICA
- P.S.C.

IL PROGETTISTA  
 (geom. Giuseppe Monteleone)

IL DIRETTORE  
 DELL'U.O.C. SERVIZIO TECNICO  
 (ing. Vincenzo Spera)


COLLABORATORI ED OPERATORI CAD  
 geom. Stefano Mollica  
 geom. Antonino Altavilla  
 geom. Antonino Musico

IL R.U.P.  
 (geom. Giuseppe Monteleone)  
 IL SUPPORTO TECNICO AL R.U.P.  
 (ing. Giuseppe Chifari)

Revisione: 01  
 DISEGNO SCALA: 1:100  
 TITOLO  
 N° TAVOLA  
**08**

IL DIRETTORE GENERALE  
 (Ing. Gervasio Venuti)

PLANIMETRIA DI PROGETTO  
 SCHEMA IMPIANTO DI RISCALDAMENTO

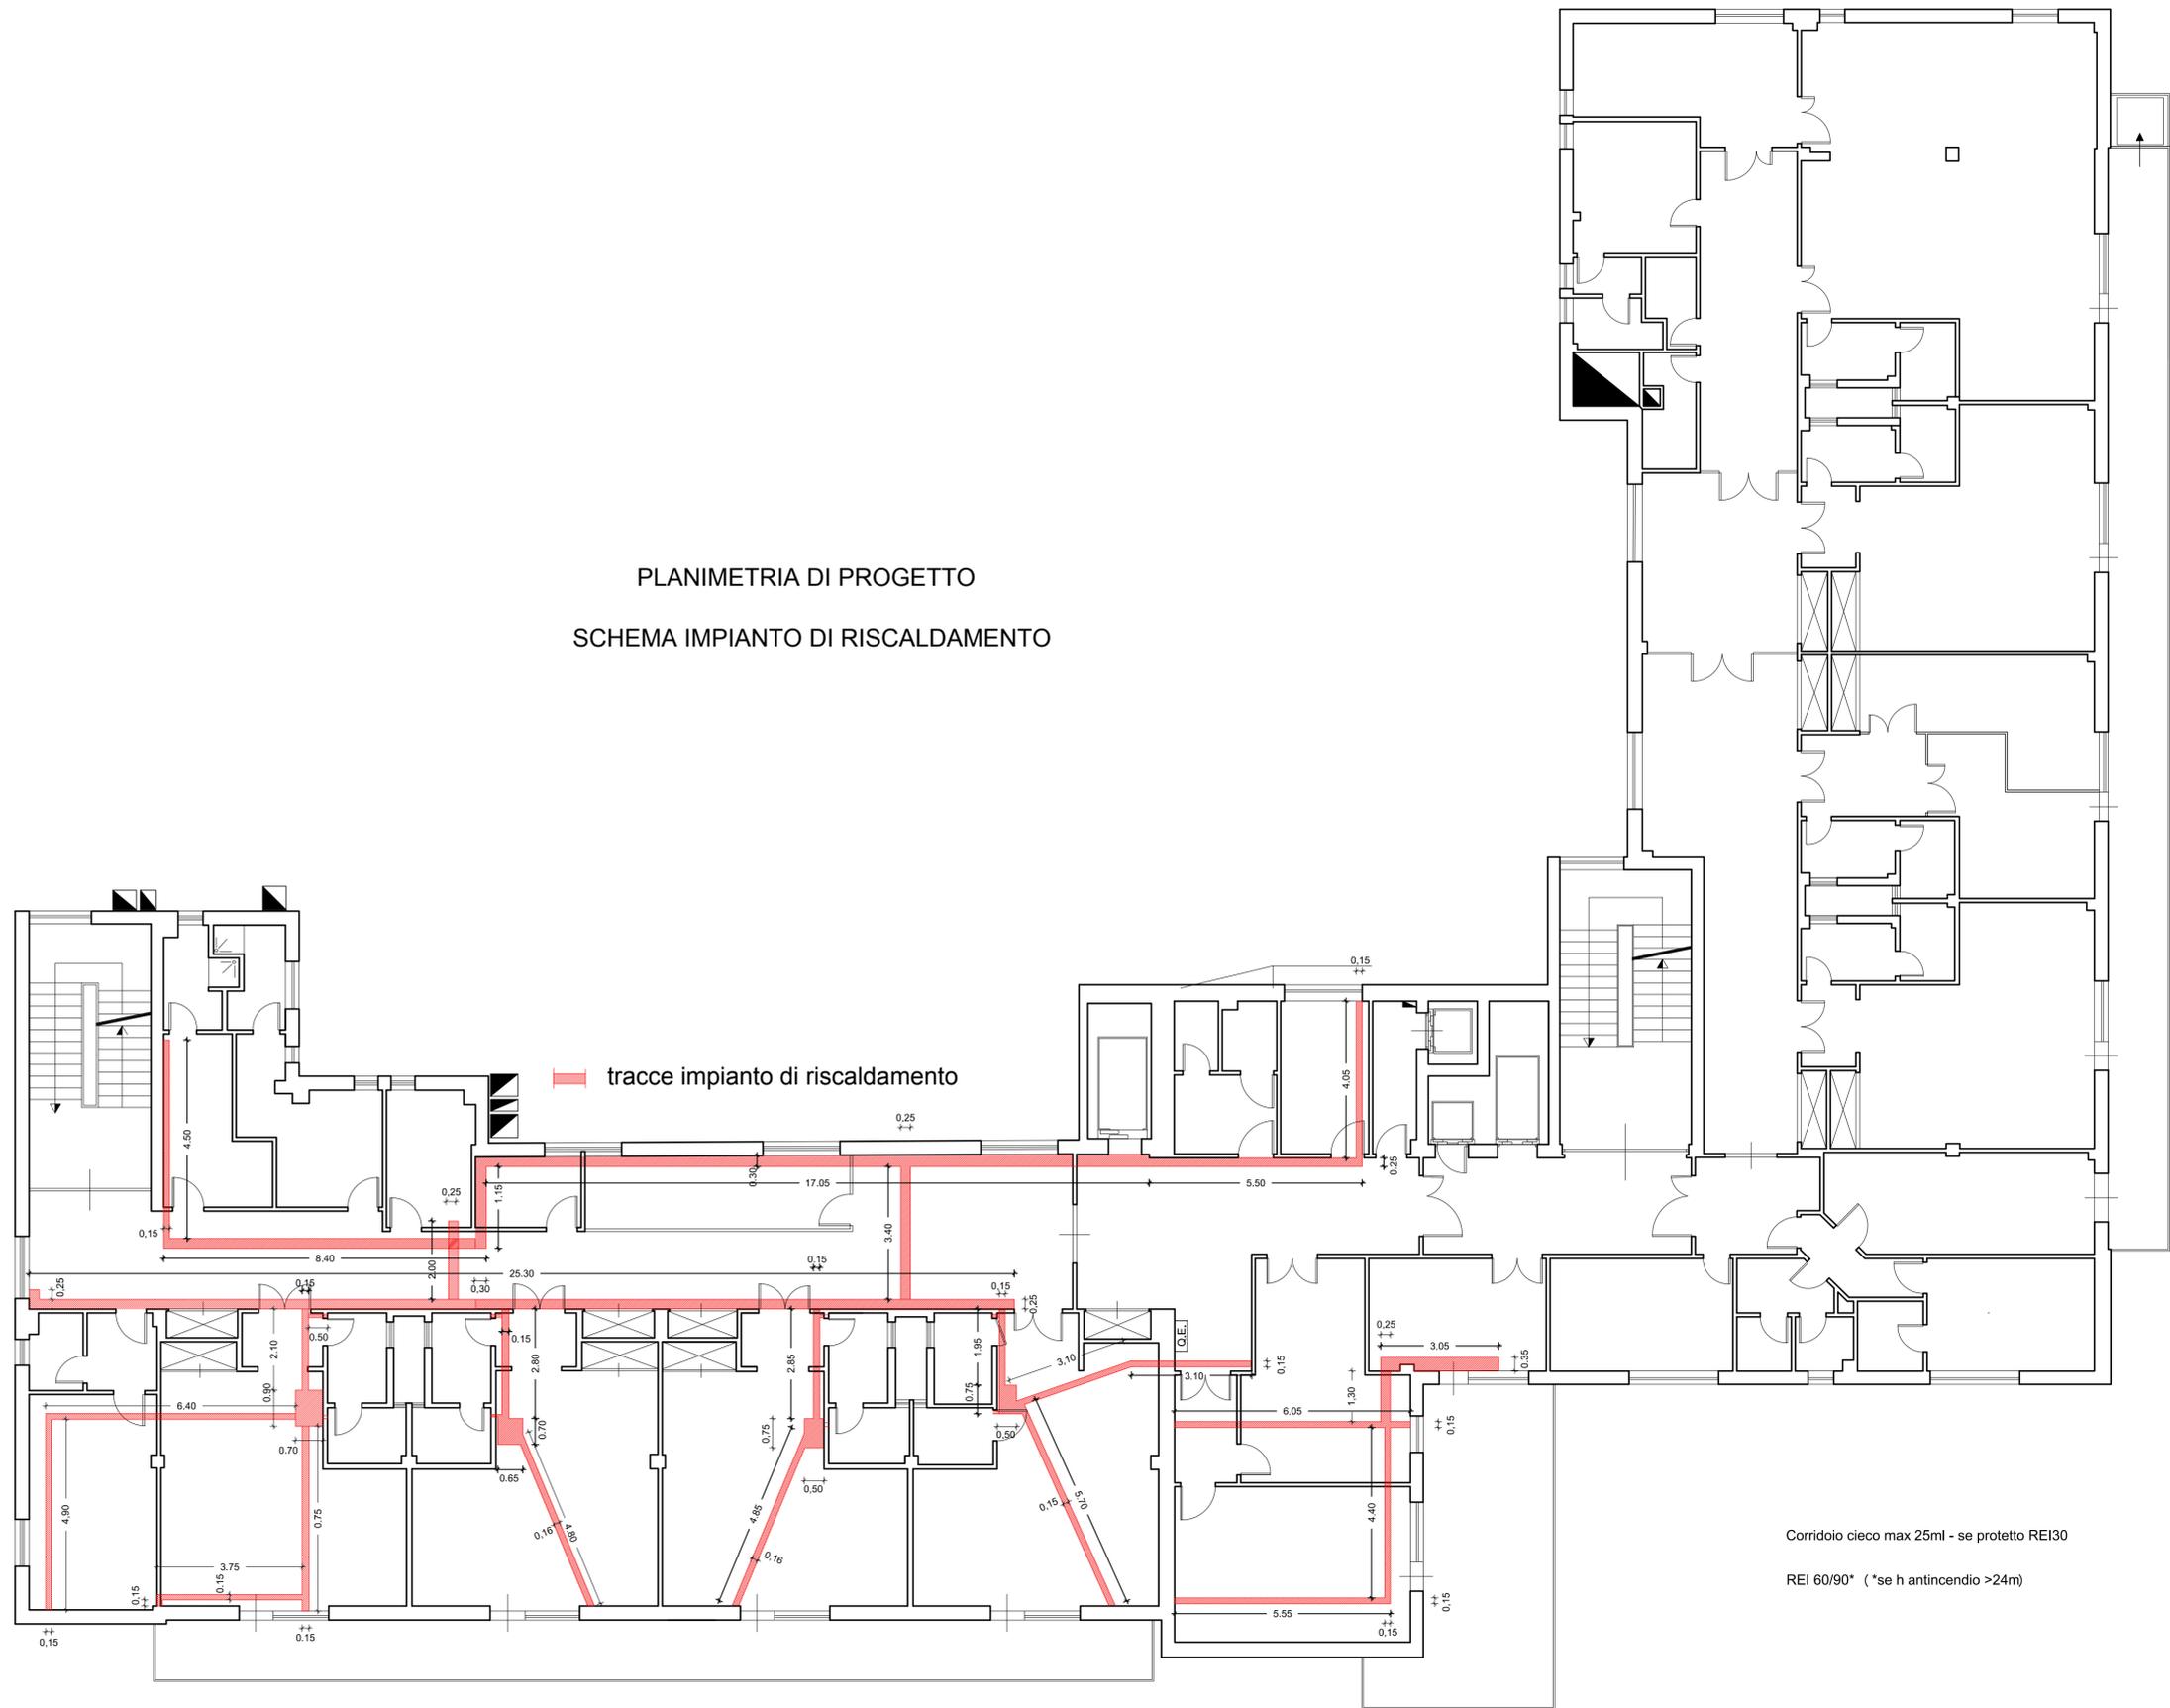

**PROGETTO** : lavori di manutenzione straordinaria degli ambulatori dell'U.O.C. di Neurologia ubicato al piano terzo del padiglione Geriatrico del P.O. Villa Sofia

ELABORATO PLANIMETRIA SCHEMA IMPIANTO GAS MEDICALI

- RELAZIONE TECNICA
- ELABORATI GRAFICI (Tav.01 - 15)
- COMPUTO METRICO
- COMPUTO INCIDENZA MANODOPERA
- ELENCO PREZZI
- ANALISI PREZZI
- CAPITOLATO SPECIALE D'APPALTO
- DOCUMENTAZIONE FOTOGRAFICA
- P.S.C.

IL PROGETTISTA  
(geom. Giuseppe Monteleone)

IL DIRETTORE  
DELL'U.O.C. SERVIZIO TECNICO  
(ing. Vincenzo Spera)

COLLABORATORI ED OPERATORI CAD

geom. Stefano Mollica

geom. Antonino Altavilla

geom. Antonino Musico

IL R.U.P.  
(geom. Giuseppe Monteleone)

IL SUPPORTO TECNICO AL R.U.P.  
(ing. Giuseppe Chifari)

Revisione: 01

DISEGNO SCALA: 1:100


TITOLO

N° TAVOLA

**09**

IL DIRETTORE GENERALE  
(Ing. Gervasio Venuti)

PLANIMETRIA DI PROGETTO  
 SCHEMA IMPIANTO GAS MEDICALI

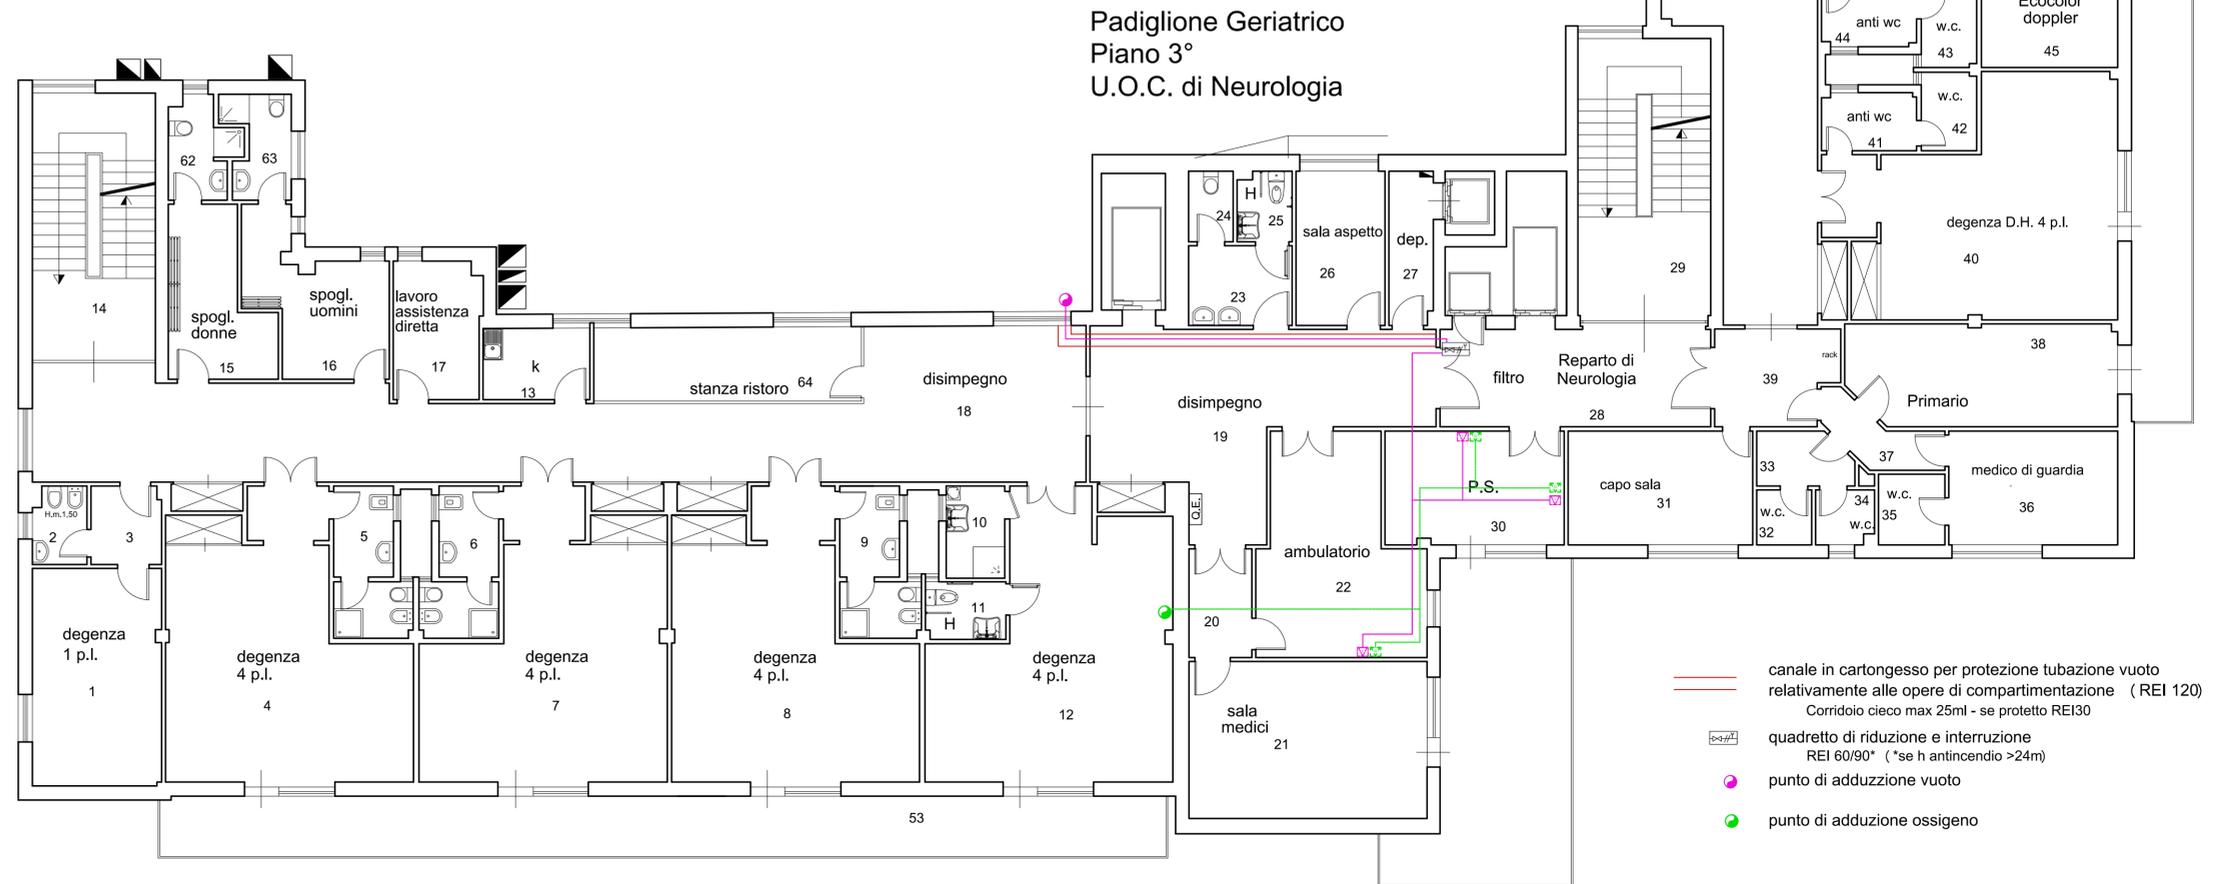

**PROGETTO :** lavori di manutenzione straordinaria degli ambulatori dell'U.O.C. di Neurologia ubicato al piano terzo del padiglione Geriatrico del P.O. Villa Sofia

ELABORATO PLANIMETRIA COMPARTIMENTAZIONE ANTINCENDIO

- RELAZIONE TECNICA
- ELABORATI GRAFICI (Tav.01 - 15)
- COMPUTO METRICO
- COMPUTO INCIDENZA MANODOPERA
- ELENCO PREZZI
- ANALISI PREZZI
- CAPITOLATO SPECIALE D'APPALTO
- DOCUMENTAZIONE FOTOGRAFICA
- P.S.C.
- RELAZIONE IMPIANTI ELETTRICI

IL PROGETTISTA  
 (geom. Giuseppe Monteleone)

IL DIRETTORE  
 DELL'U.O.C. SERVIZIO TECNICO  
 (ing. Vincenzo Spera)


COLLABORATORI ED OPERATORI CAD  
 geom. Stefano Mollica  
 geom. Antonino Altavilla  
 geom. Antonino Musico

IL R.U.P.  
 (geom. Giuseppe Monteleone)  
 IL SUPPORTO TECNICO AL R.U.P.  
 (ing. Giuseppe Chifari)

Revisione: 01  
 DISEGNO SCALA: 1:100  
 TITOLO  
 N° TAVOLA  
**10**

IL DIRETTORE GENERALE  
 (Ing. Gervasio Venuti)

PLANIMETRIA DI PROGETTO  
 COMPARTIMENTAZIONE ANTINCENDIO

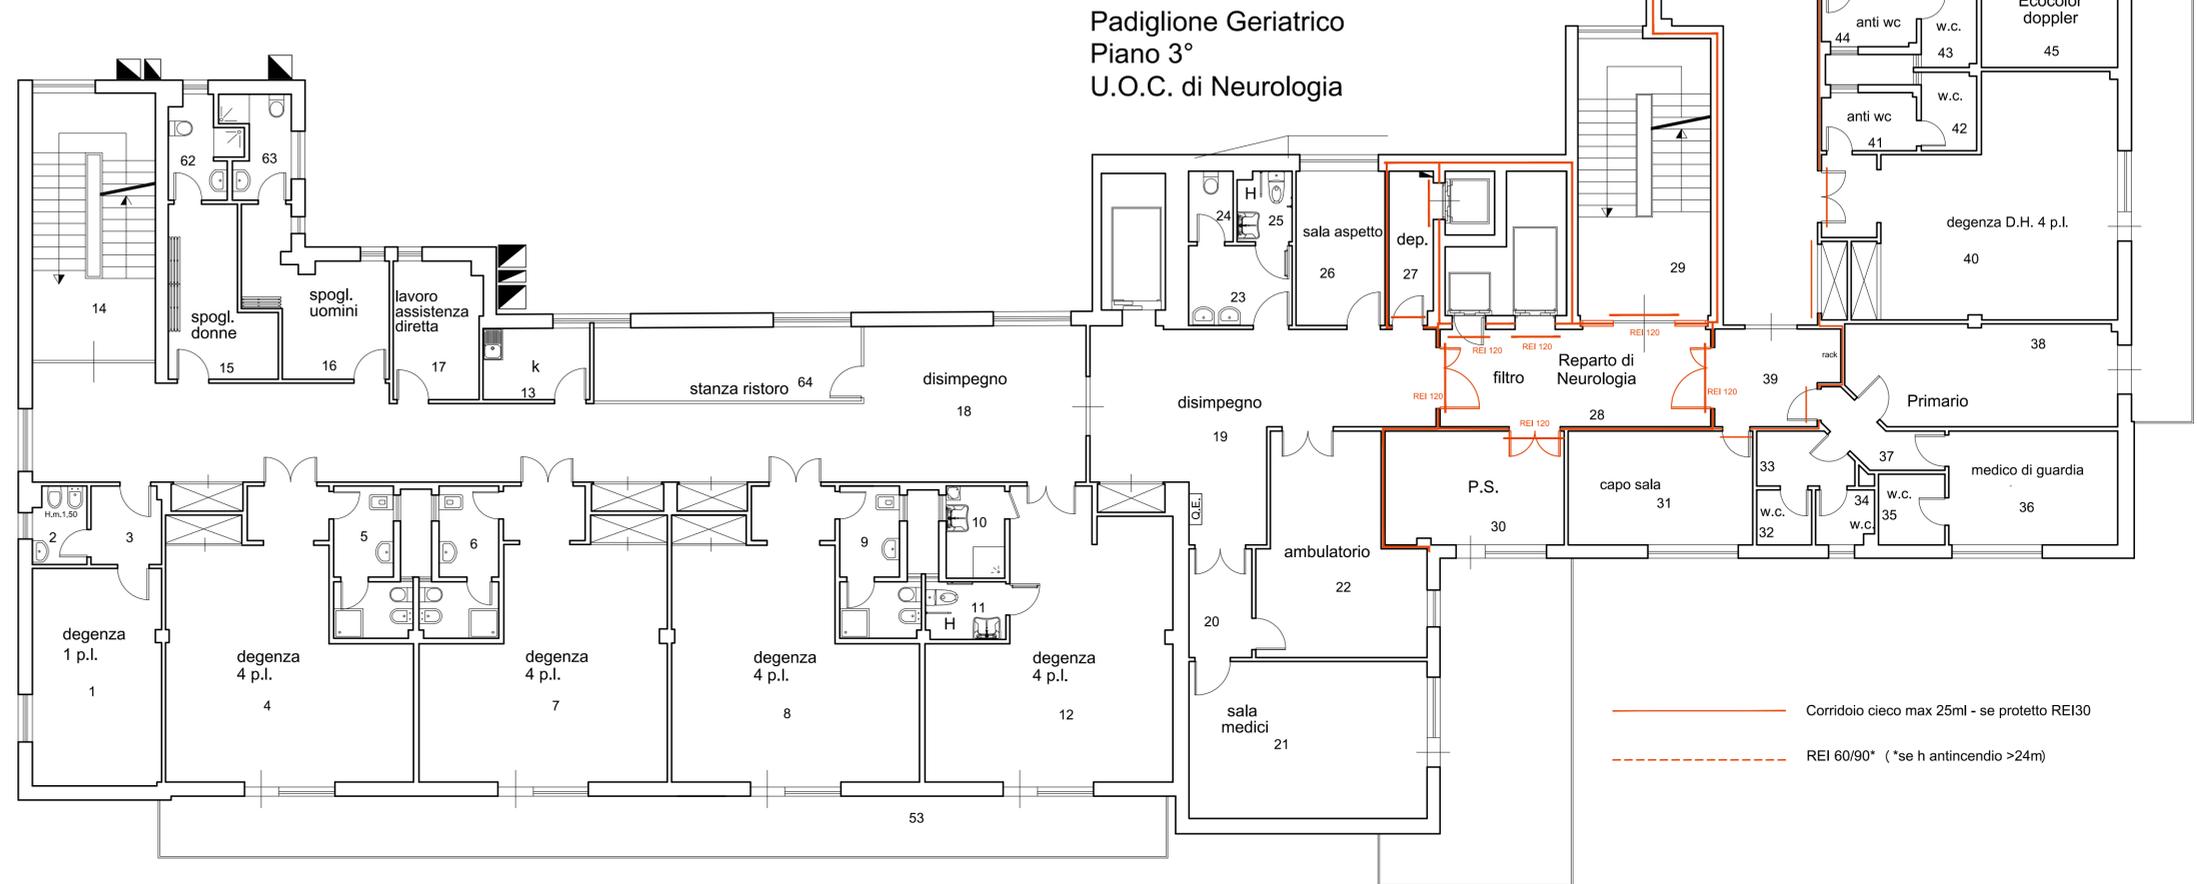

**PROGETTO** : lavori di manutenzione straordinaria degli ambulatori dell'U.O.C. di Neurologia ubicato al piano terzo del padiglione Geriatrico del P.O. Villa Sofia

ELABORATO PLANIMETRIA DI PROGETTO

- RELAZIONE TECNICA
- ELABORATI GRAFICI ( Tav.01 - 15)
- COMPUTO METRICO
- COMPUTO INCIDENZA MANODOPERA
- ELENCO PREZZI
- ANALISI PREZZI
- CAPITOLATO SPECIALE D'APPALTO
- DOCUMENTAZIONE FOTOGRAFICA
- P.S.C.
- RELAZIONE IMPIANTI ELETTRICI

**IL PROGETTISTA**  
(geom. Giuseppe Monteleone)

**IL DIRETTORE DELL'U.O.C. SERVIZIO TECNICO**  
(ing. Vincenzo Spera)

**COLLABORATORI ED OPERATORI CAD**

geom. Stefano Mollica  
 geom. Antonino Altavilla  
 geom. Antonino Musico


**IL R.U.P.**  
(geom. Giuseppe Monteleone)

**IL SUPPORTO TECNICO AL R.U.P.**  
(ing. Giuseppe Chifari)


Revisione: 01      DISEGNO SCALA: 1:100

TITOLO      N° TAVOLA

**11**

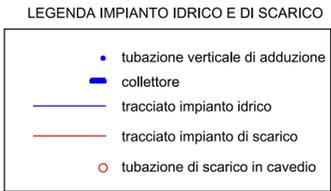

**PLANIMETRIA DI PROGETTO**

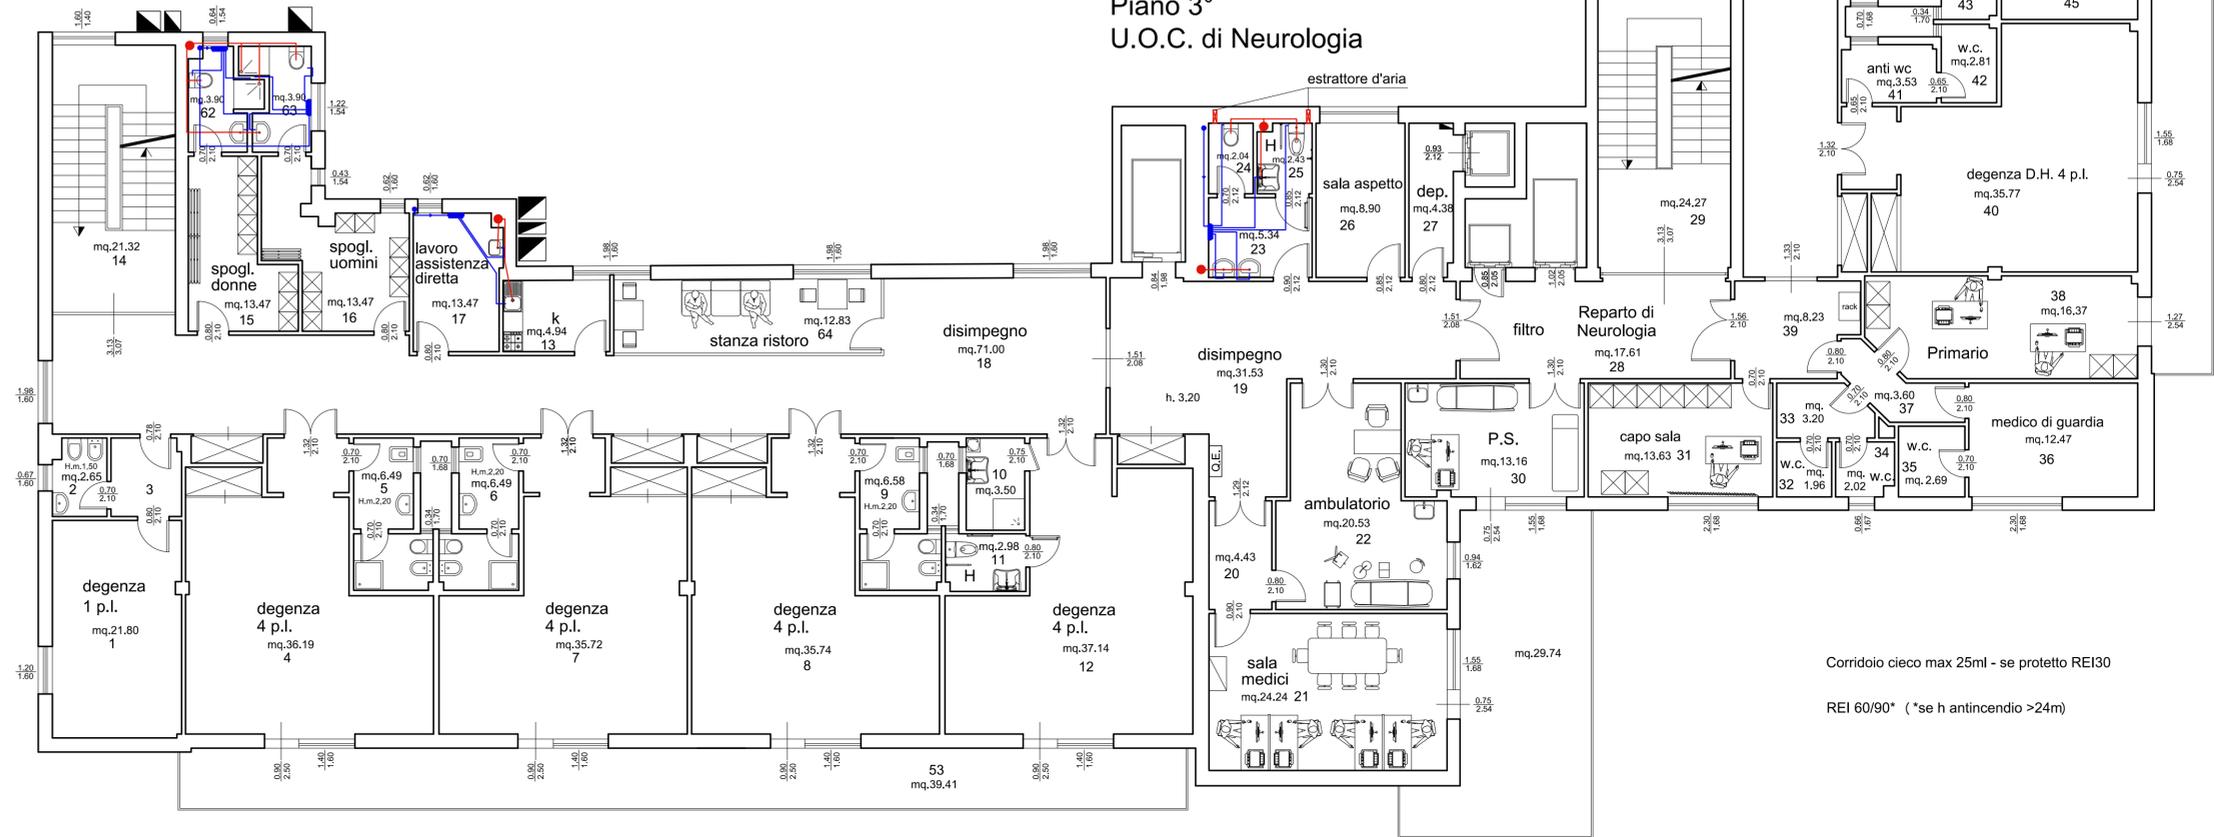

**Padiglione Geriatrico**  
**Piano 3°**  
**U.O.C. di Neurologia**

Corridoio cieco max 25ml - se protetto REI30  
 REI 60/90\* (\*se h antincendio >24m)

SERVIZIO SANITARIO NAZIONALE  
 REGIONE SICILIANA  
**AZIENDA OSPEDALIERA**  
**OSPEDALI RIUNITI VILLA SOFIA - CERVELLO**  
 SERVIZIO TECNICO


**PROGETTO :** lavori di manutenzione straordinaria degli ambulatori dell'U.O.C. di Neurologia ubicato al piano terzo del padiglione Geriatrico del P.O. Villa Sofia

ELABORATO CLASSIFICAZIONE LOCALI AD USO MEDICO

- RELAZIONE TECNICA
  - ELABORATI GRAFICI (Tav.01 - 15)
  - COMPUTO METRICO
  - COMPUTO INCIDENZA MANODOPERA
  - ELENCO PREZZI
  - ANALISI PREZZI
  - CAPITOLATO SPECIALE D'APPALTO
  - DOCUMENTAZIONE FOTOGRAFICA
  - P.S.C.
- RELAZIONE IMPIANTI ELETTRICI

IL PROGETTISTA (ing. Giuseppe Chifari)	IL RESPONSABILE F.F. DELL'U.O.C. SERVIZIO TECNICO (ing. Vincenzo Spera)
COLLABORATORI ED OPERATORI CAD geom. Stefano Mollica geom. Altavilla geom. Antonino Musicò	IL R.U.P. (geom. Giuseppe Monteleone)
Revisori TITOLO	DISEGNO SCALA: N° TAVOLA <div style="text-align: center; font-size: 24px; font-weight: bold;">12</div>
IL DIRETTORE GENERALE (Ing. Gervasio Venuti)	

CLASSIFICAZIONE LOCALI AD USO MEDICO	
	LOCALI IN CLASSE I
	LOCALI IN CLASSE 0

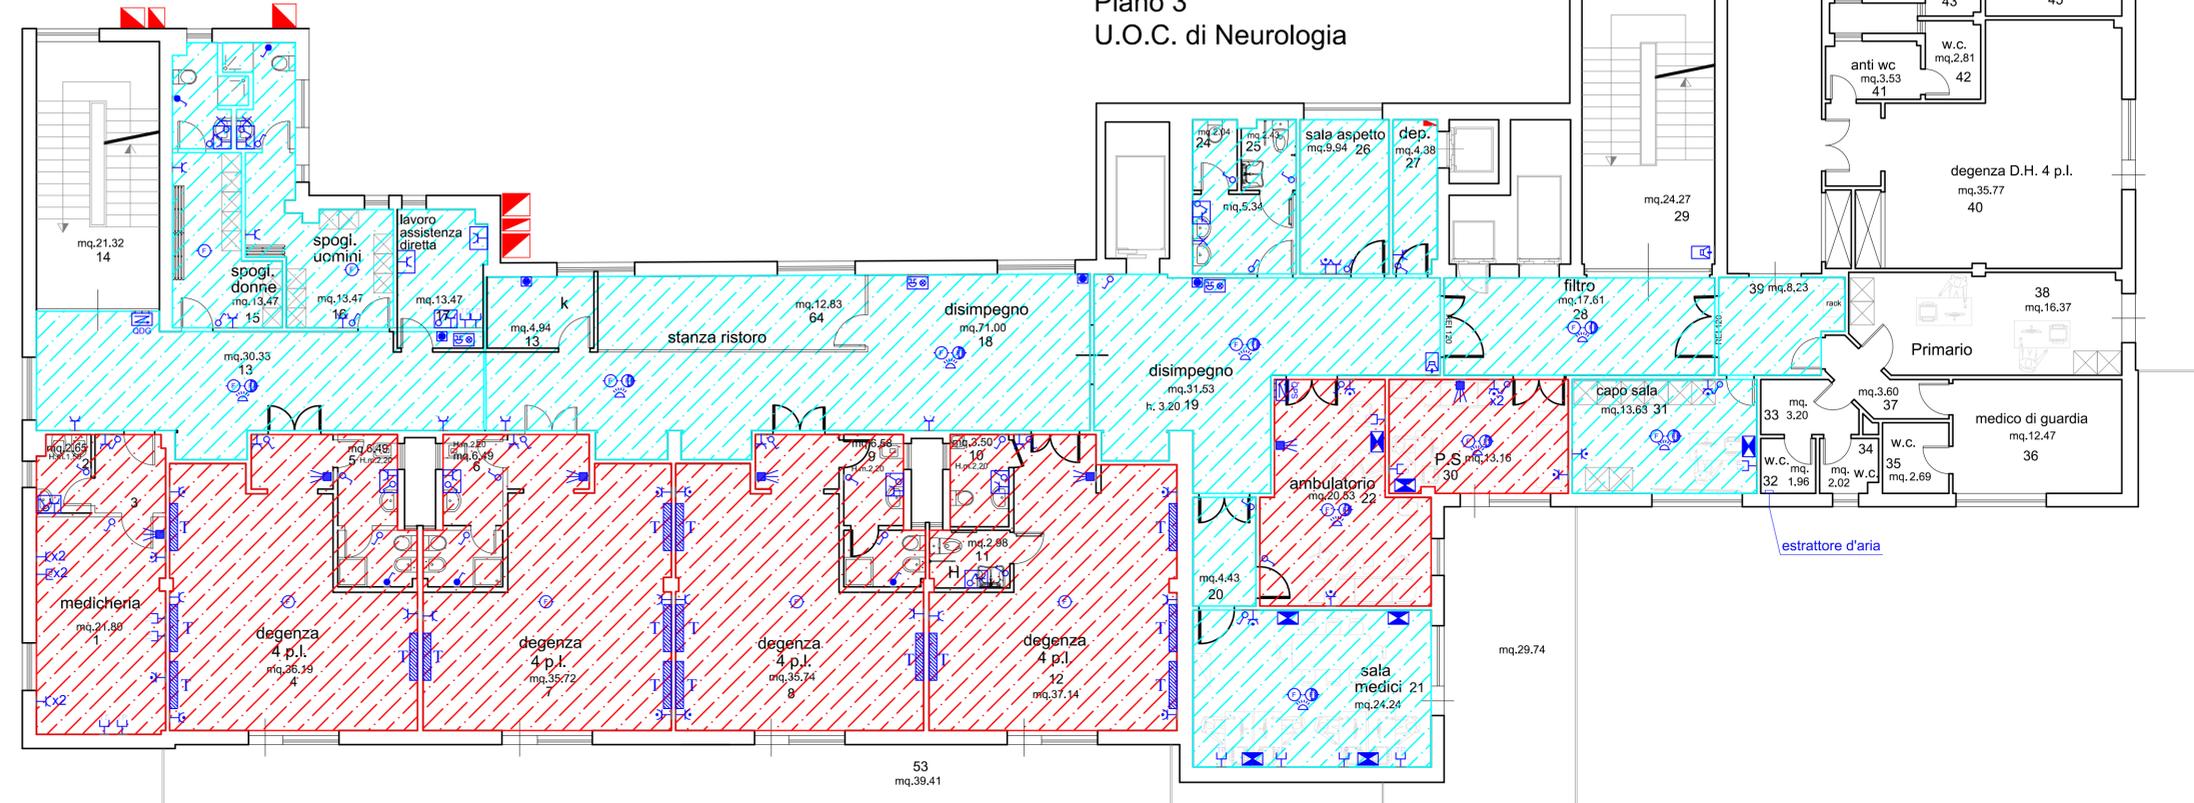

Padiglione Geriatrico  
 Piano 3°  
 U.O.C. di Neurologia

SERVIZIO SANITARIO NAZIONALE  
 REGIONE SICILIANA  
**AZIENDA OSPEDALIERA**  
**OSPEDALI RIUNITI VILLA SOFIA - CERVELLO**  
 SERVIZIO TECNICO

**PROGETTO :** lavori di manutenzione straordinaria degli ambulatori dell'U.O.C. di Neurologia ubicato al piano terzo del padiglione Geriatrico del P.O. Villa Sofia

ELABORATO: IMPIANTO ELETTRICO - PLANIMETRIA GENERALE

- RELAZIONE TECNICA
- ELABORATI GRAFICI (Tav.01 - 15)
- COMPUTO METRICO
- COMPUTO INCIDENZA MANODOPERA
- ELENCO PREZZI
- ANALISI PREZZI
- CAPITOLATO SPECIALE D'APPALTO
- DOCUMENTAZIONE FOTOGRAFICA
- P.S.C.

**IL PROGETTISTA**  
(ing. Giuseppe Chifari)

**IL RESPONSABILE F.F. DELL'U.O.C. SERVIZIO TECNICO**  
(ing. Vincenzo Spera)

**COLLABORATORI ED OPERATORI CAD**

geom. Stefano Mollica

geom. Altavilla

geom. Antonino Musicò

**IL R.U.P.**  
(geom. Giuseppe Monteleone)

Revisori

DISEGNO SCALA:


TITOLO

N° TAVOLA

**13**

**IL DIRETTORE GENERALE**  
(Ing. Gervasio Venuti)

LEGENDA			
	Punto luce a parete		Citofono
	Interruttore		Presse trasmissione dati
	Sezionatore bipolare 2x16A		Presse telefonica
	Punto luce a parete		Testaletto
	Rivelatore di fumo		Presse televisiva
	Rivelatore di fumo interno (controsoffitto, canale, etc...)		Quadro elettrico
	Segnalatore ottico a led per rivelatore di fumo		Contenitore stagno
	Pulsante a rottura vetro per attivazione manuale antincendio		Nodo equipotenziale
	Segnalatore ottico-acustico antincendio		Citofono
	Presse modulare bypass	Quadretto Presse Costituito da: - N° 4 Presse Unel 10-16 A; - N° 2 Presse Bypass 10-16A; - Int. Magn IP+N. In=16A, Ik=4,5kA;	
	Presse UNEL		

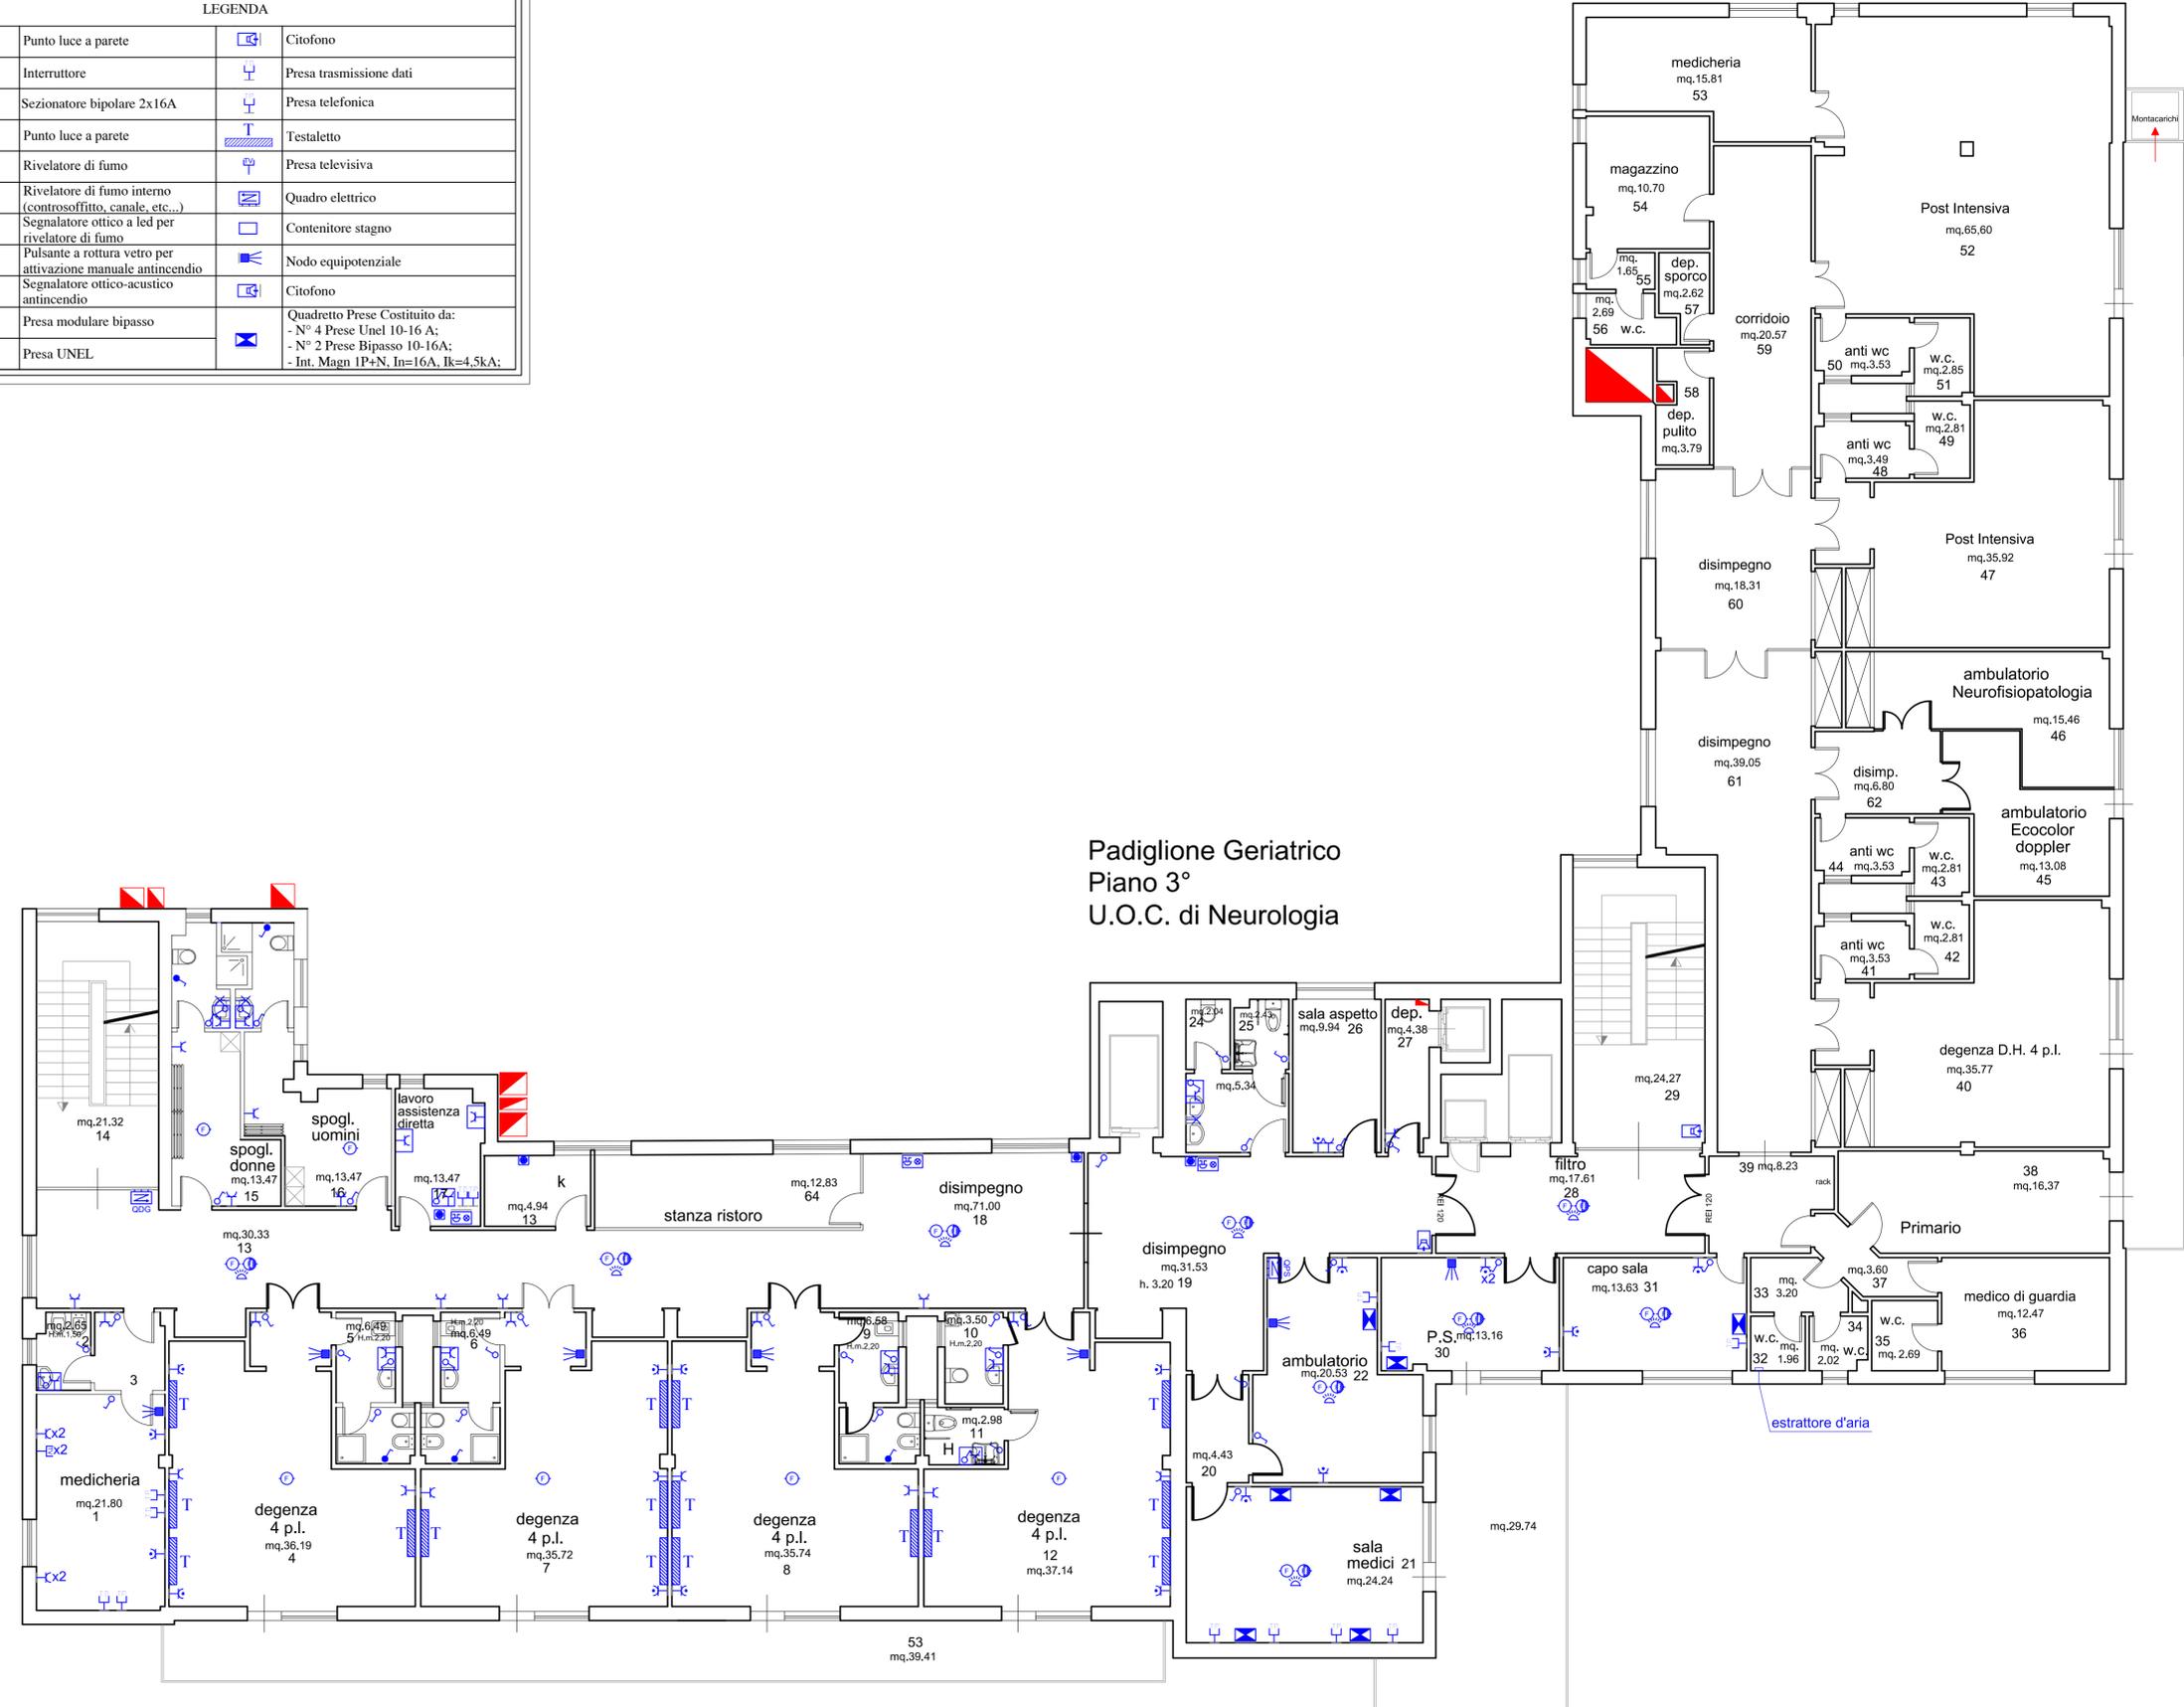

Montacarichi

estrattore d'aria

SERVIZIO SANITARIO NAZIONALE  
 REGIONE SICILIANA  
**AZIENDA OSPEDALIERA**  
**OSPEDALI RIUNITI VILLA SOFIA - CERVELLO**  
 SERVIZIO TECNICO

**PROGETTO** : lavori di manutenzione straordinaria degli ambulatori dell'U.O.C. di Neurologia ubicato al piano terzo del padiglione Geriatrico del P.O. Villa Sofia

ELABORATO IMPIANTO ELETTRICO - CORPI ILLUMINANTI

- RELAZIONE TECNICA
- ELABORATI GRAFICI (Tav.01 - 15)
- COMPUTO METRICO
- COMPUTO INCIDENZA MANODOPERA
- ELENCO PREZZI
- ANALISI PREZZI
- CAPITOLATO SPECIALE D'APPALTO
- DOCUMENTAZIONE FOTOGRAFICA
- P.S.C.
- RELAZIONE IMPIANTI ELETTRICI

IL PROGETTISTA  
(ing. Giuseppe Chifari)

IL RESPONSABILE F.F.  
DELL'U.O.C. SERVIZIO TECNICO  
(ing. Vincenzo Spera)

COLLABORATORI ED OPERATORI CAD

geom. Stefano Mollica  
 geom. Altavilla  
 geom. Antonino Musicò

IL R.U.P.  
(geom. Giuseppe Monteleone)


Revisori  
 TITOLO

DISEGNO SCALA:  
 N° TAVOLA

14

IL DIRETTORE GENERALE  
(Ing. Gervasio Venuti)

LEGENDA	
	Plafoniera FL 4x18W IP20 a incasso o a soffitto
	Plafoniera stagna 2x18W IP66 a incasso o a soffitto
	Plafoniera di emergenza 1x18W Solo Emergenza

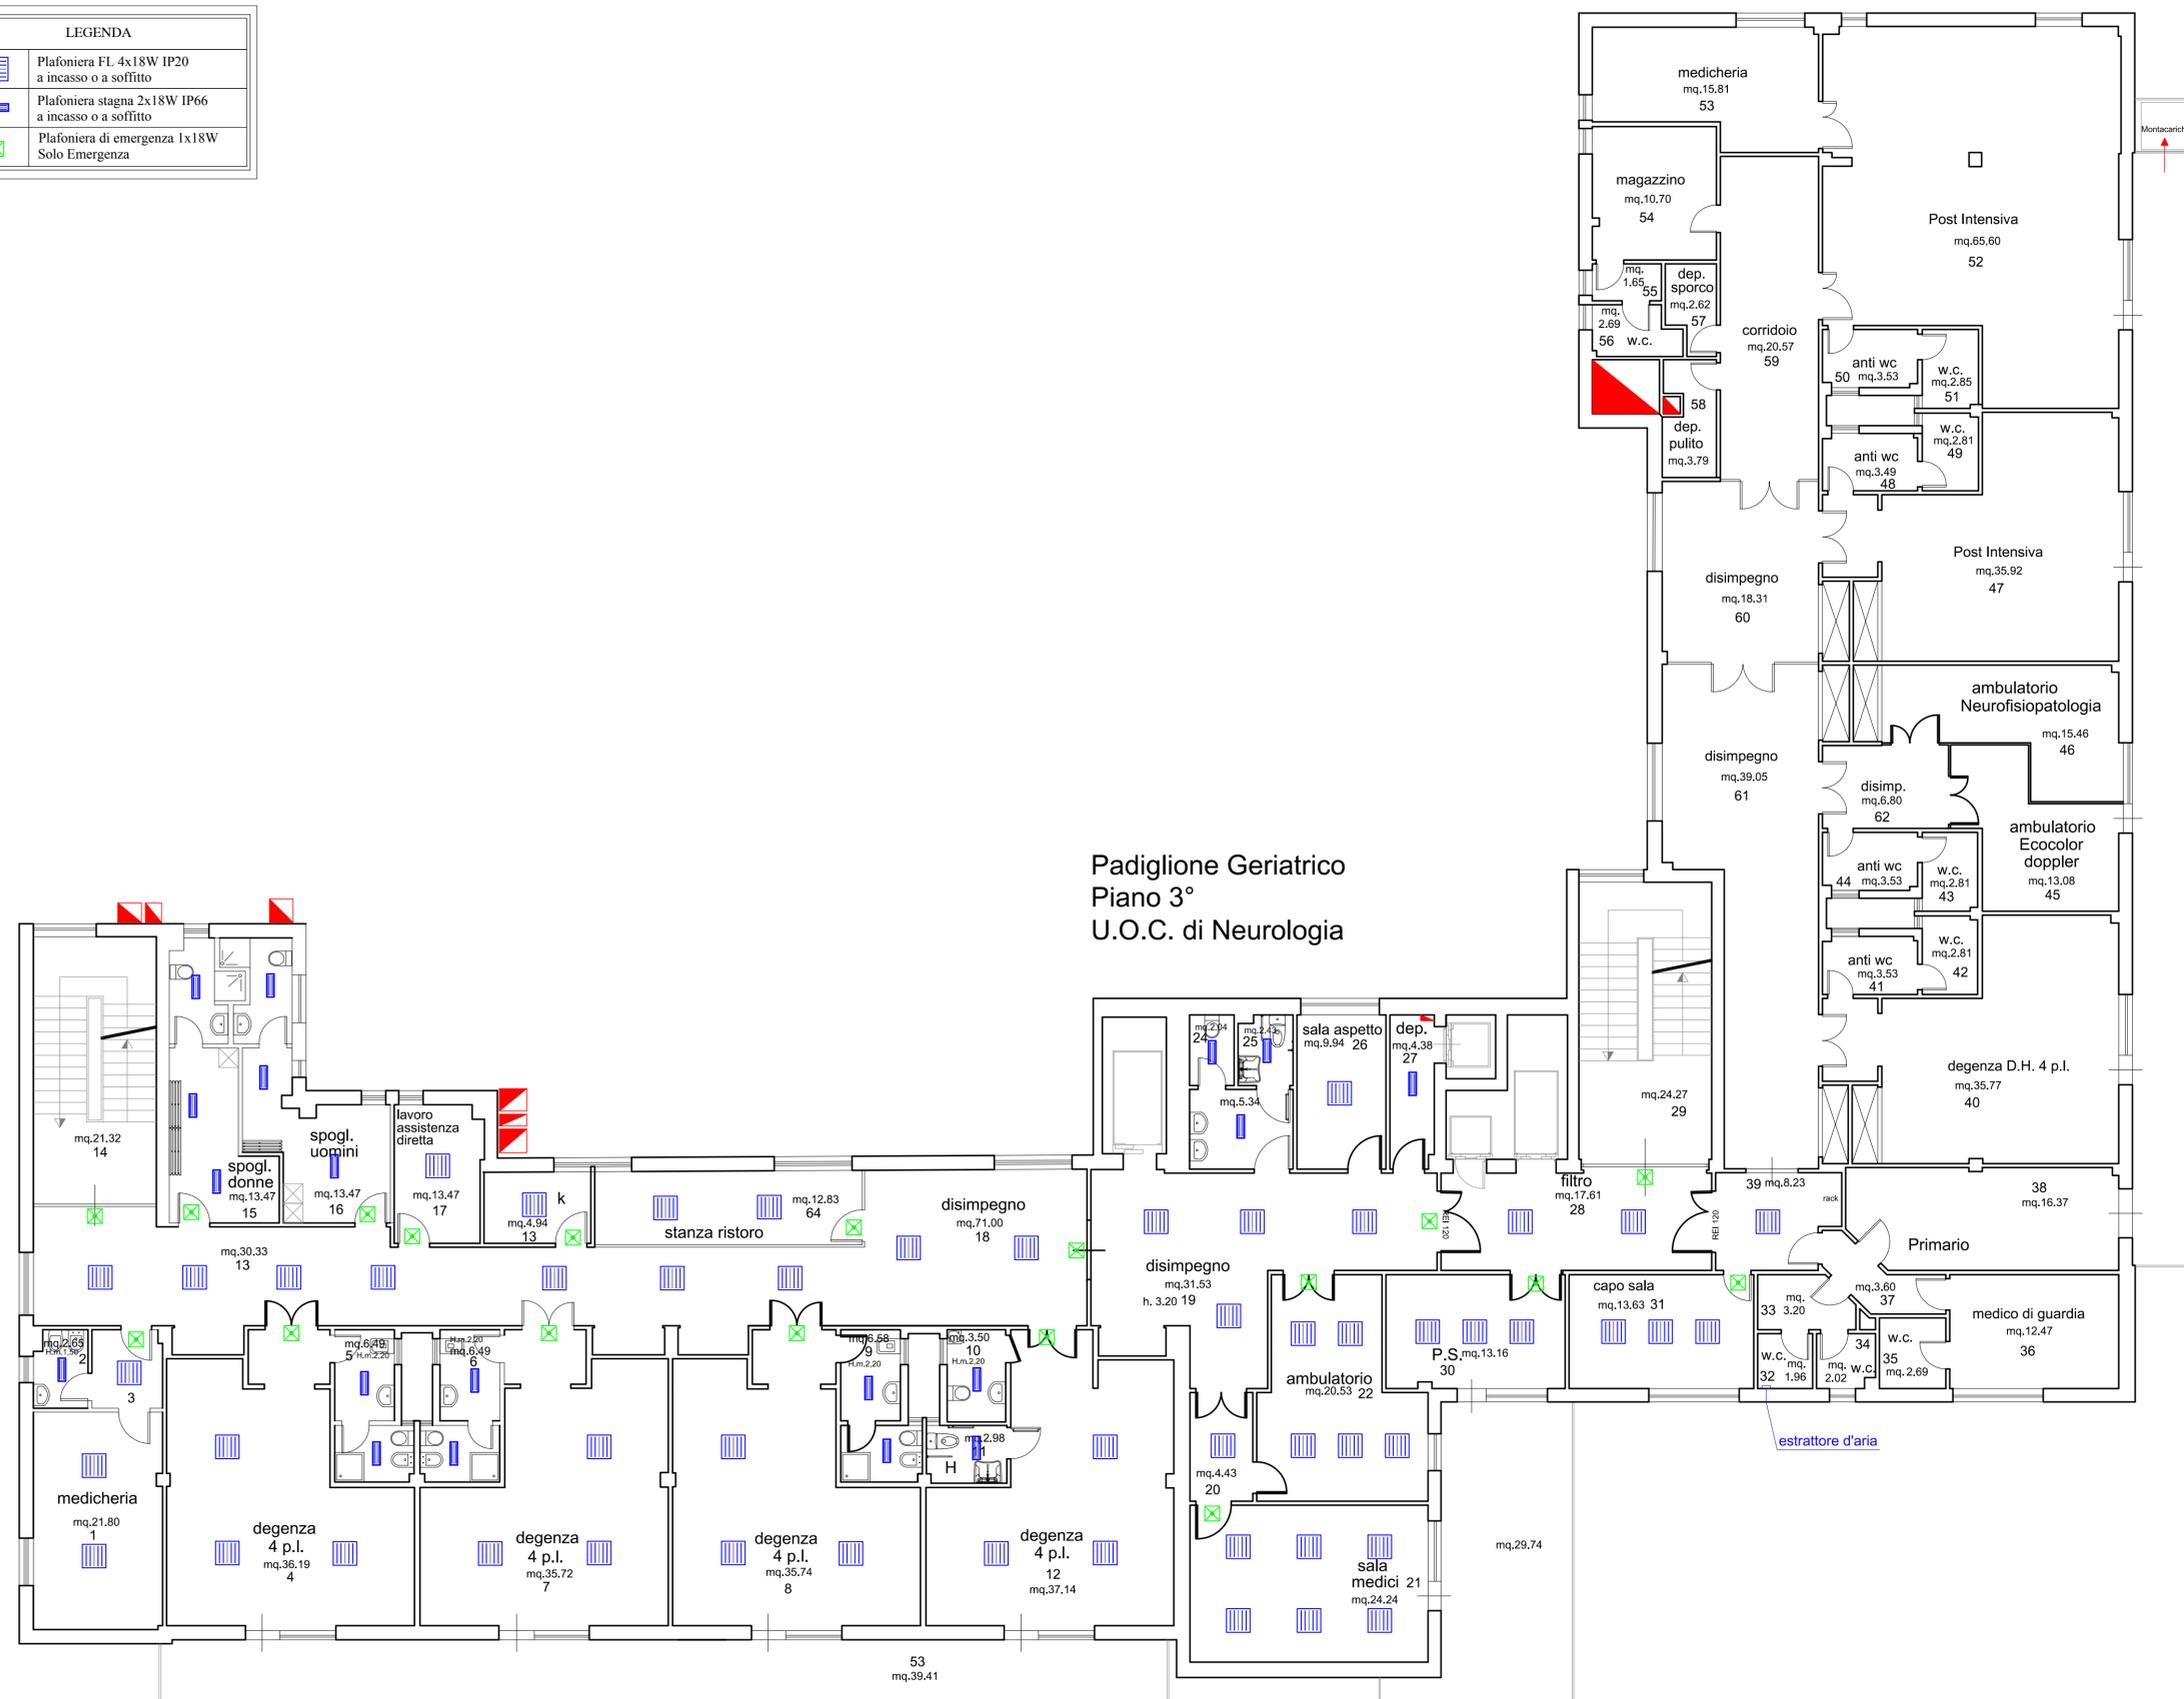

SERVIZIO SANITARIO NAZIONALE  
 REGIONE SICILIANA  
**AZIENDA OSPEDALIERA**  
**OSPEDALI RIUNITI VILLA SOFIA - CERVELLO**  
 SERVIZIO TECNICO

**PROGETTO :** lavori di manutenzione straordinaria degli ambulatori dell'U.O.C. di Neurologia ubicato al piano terzo del padiglione Geriatrico del P.O. Villa Sofia

ELABORATO: IMPIANTO ELETTRICO - NODI EQUIPOTENZIALI

- RELAZIONE TECNICA
- ELABORATI GRAFICI (Tav.01 - 15)
- COMPUTO METRICO
- COMPUTO INCIDENZA MANODOPERA
- ELENCO PREZZI
- ANALISI PREZZI
- CAPITOLATO SPECIALE D'APPALTO
- DOCUMENTAZIONE FOTOGRAFICA
- P.S.C.
- RELAZIONE IMPIANTI ELETTRICI

**IL PROGETTISTA**  
 (ing. Giuseppe Chifari)



**IL RESPONSABILE F.F. DELL'U.O.C. SERVIZIO TECNICO**  
 (ing. Vincenzo Spera)

**COLLABORATORI ED OPERATORI CAD**  
 geom. Stefano Mollica  
 geom. Altavilla  
 geom. Antonino Musicò

**IL R.U.P.**  
 (geom. Giuseppe Monteleone)

Revisi  
 TITOLO  
 N° TAVOLA  
**15**

**IL DIRETTORE GENERALE**  
 (Ing. Gervasio Venuti)

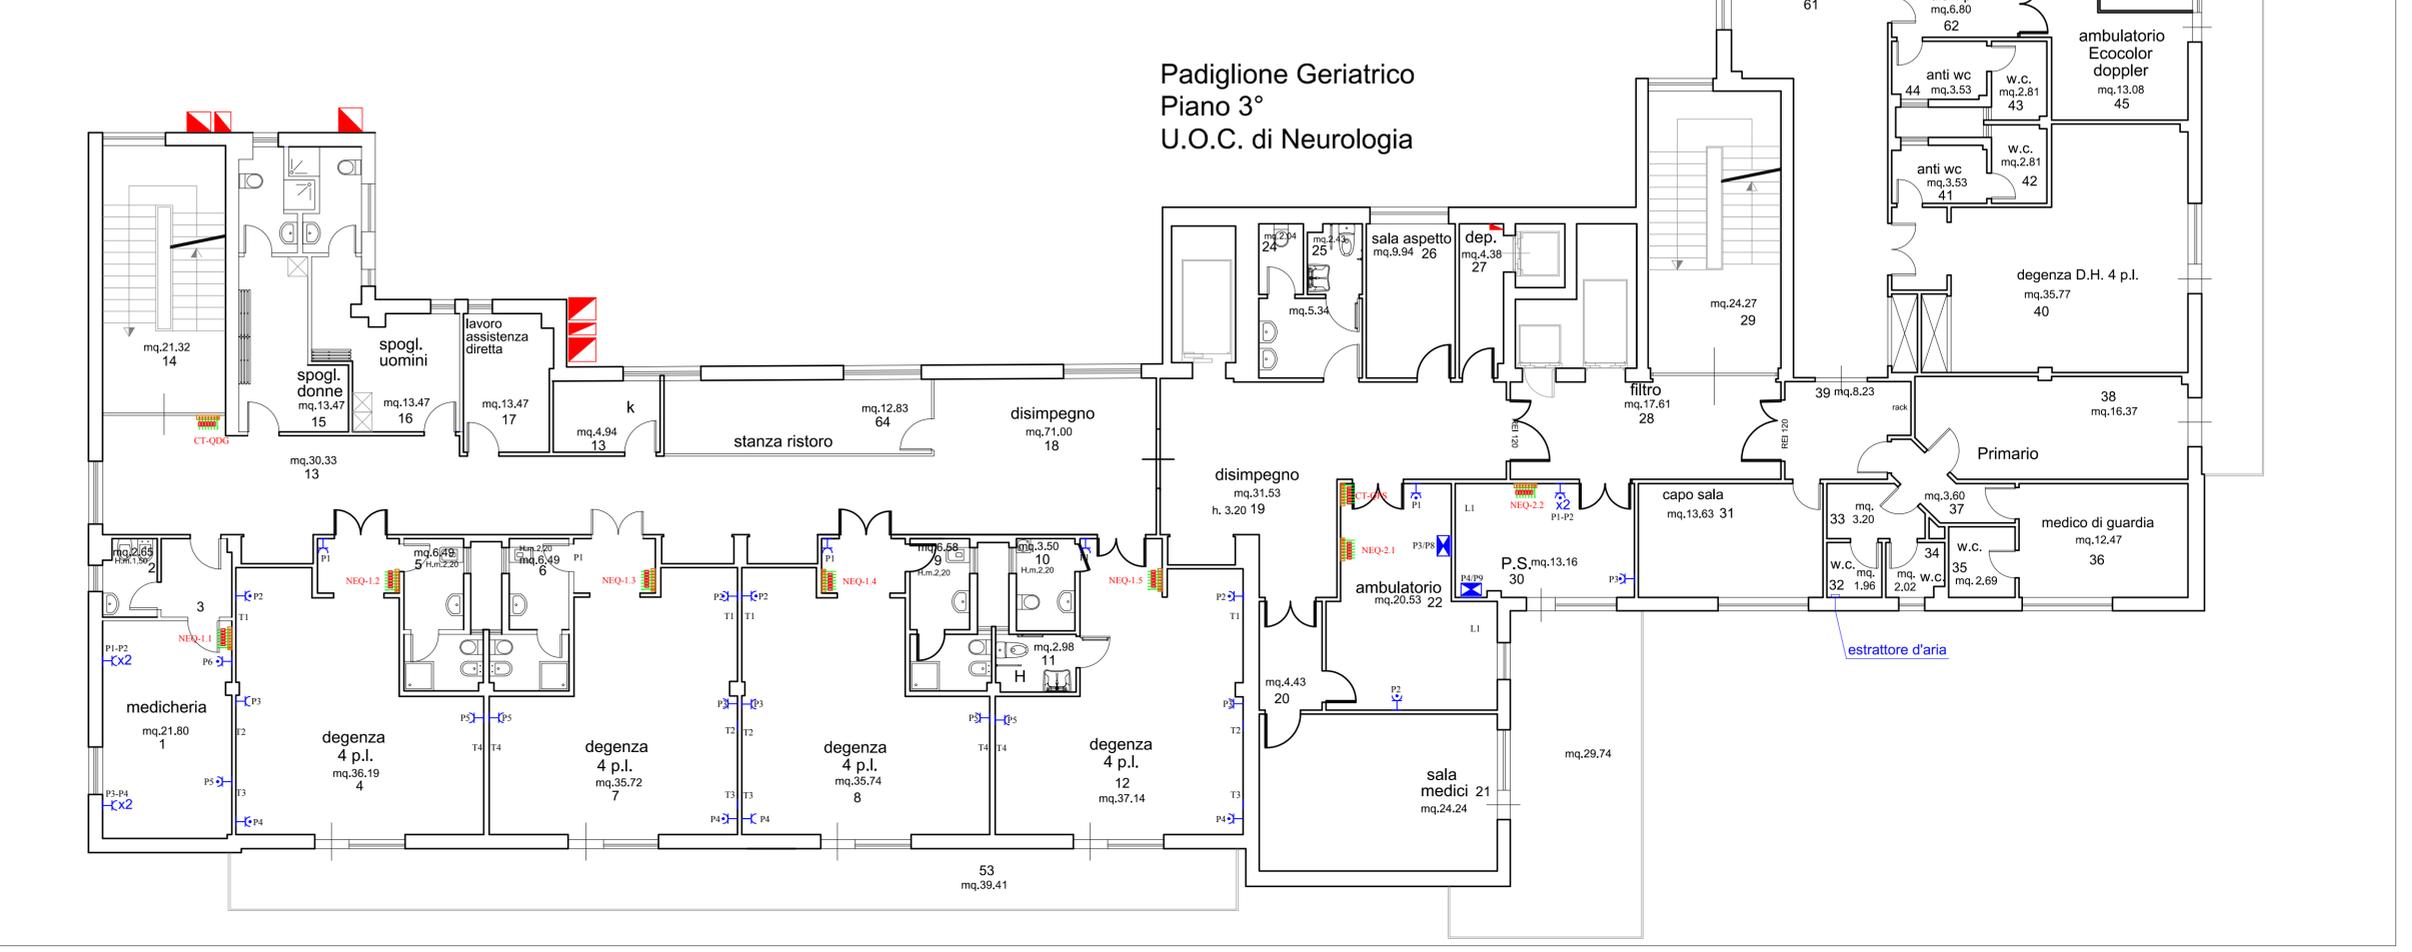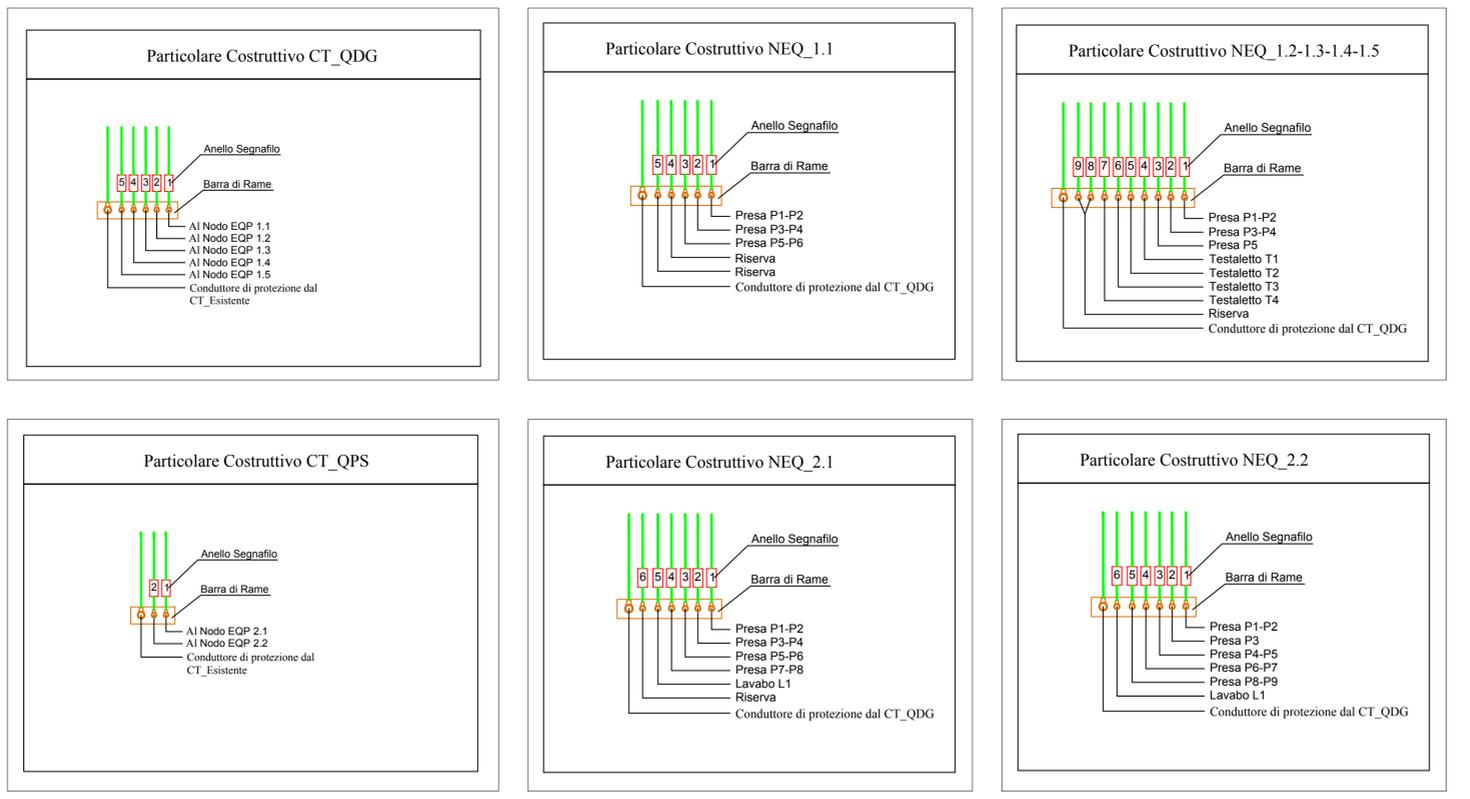

**Padiglione Geriatrico**  
**Piano 3°**  
**U.O.C. di Neurologia**