

SERVIZIO SANITARIO NAZIONALE
REGIONE SICILIANA
AZIENDA OSPEDALIERA
OSPEDALI RIUNITI VILLA SOFIA - CERVELLO
SERVIZIO TECNICO

PROGETTO : lavori di sistemazione e adattamento dell'ex casa custode del presidio amministrativo di Viale Strasburgo, 233

ELABORATO ELABORATI GRAFICI

- RELAZIONE TECNICA
- ELABORATI GRAFICI
- COMPUTO METRICO
- ELENCO PREZZI
- ANALISI PREZZI
- CAPITOLATO SPECIALE D'APPALTO
- DOCUMENTAZIONE FOTOGRAFICA

IL PROGETTISTA
(geom. Giuseppe Monteleone)


IL DIRETTORE
DELL'U.O.C. SERVIZIO TECNICO
(ing. Vincenzo Spera)

COLLABORATORI ED OPERATORI CAD
coad.re amm.vo geom. Stefano Mollica
coad.re amm.vo geom. Antonino Altavilla

IL R.U.P.
(geom. Giuseppe Monteleone)

Revisione: DISEGNO SCALA: 1:100
TITOLO N° TAVOLA

IL DIRETTORE GENERALE
(Ing. Gervasio Venuti)

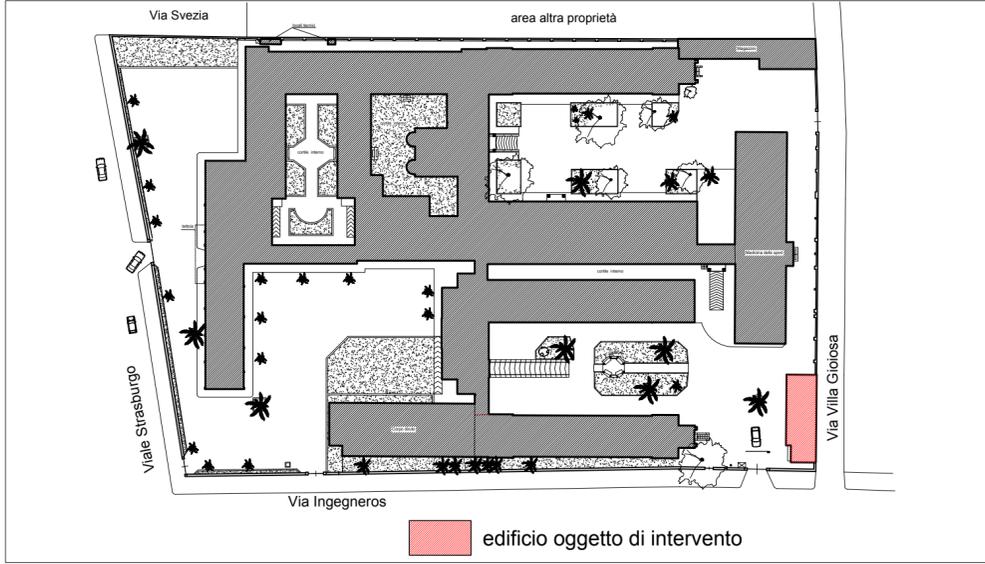


PLANIMETRIA GENERALE Scala 1:1000


- █ Demolizione tramezzi
- █ Ricostruzione tramezzi
- █ Rimozione infissi
- █ Forn. e coll. infissi
- █ Ricondizionamento infissi
- (D)** Dismissione cucina (sanitari, pavimenti e piastrelle, impianti)
- (RP)** Forn. e coll. di pavimento flottante
- (Rsi)** Realizzazione di servizio igienico
- (RS)** Risanamento tratti di intradosso solaio
- (i)** Intonaci
- (T)** Tinteggiatura
- (IE)** Rifacimento impianto elettrico
- (IL)** Rifacimento impianto di illuminazione

	Quadro elettrico		Presenza trasmissione dati
	Interruttore		Nodo equipotenziale
	Sezionatore bipolare 2x16A		Citofono
	Presenza UNEL		Plafoniera FL 2X36W IP20 a soffitto
	Quadretto Prese Costituito da: - N° 5 Prese Unel 10-16 A; - Int. Magn.diff. 1P+N, In=16A, Ik=4,5kA;		Plafoniera stagna IP65 FL 2x18W


LEGENDA DEGLI INTERVENTI E DELL'IMP. ELETTRICO

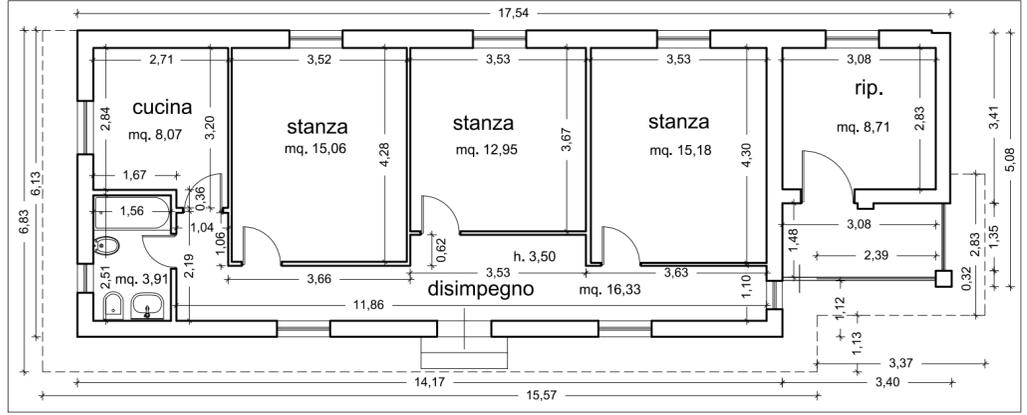


PLANIMETRIA STATO ATTUALE

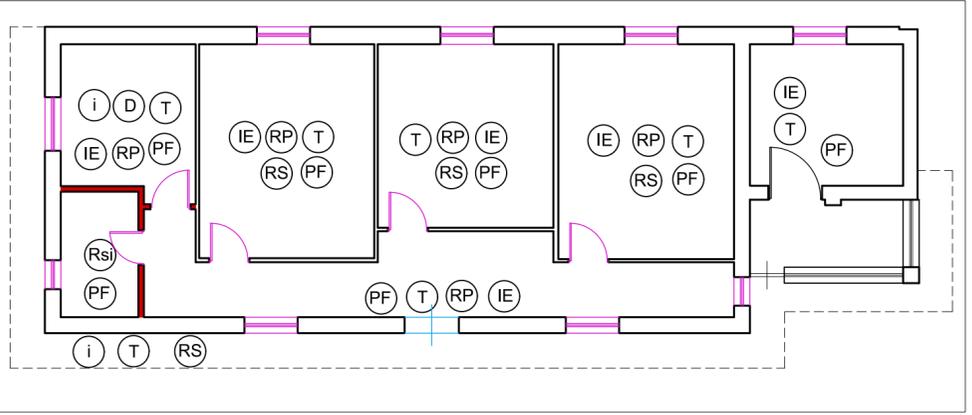


PLANIMETRIA DELLE DEMOLIZIONI E DEGLI INTERVENTI

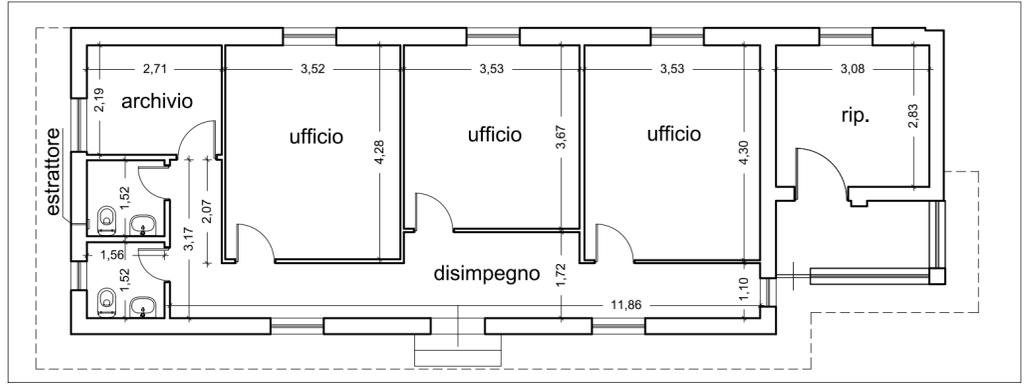


PLANIMETRIA DI PROGETTO

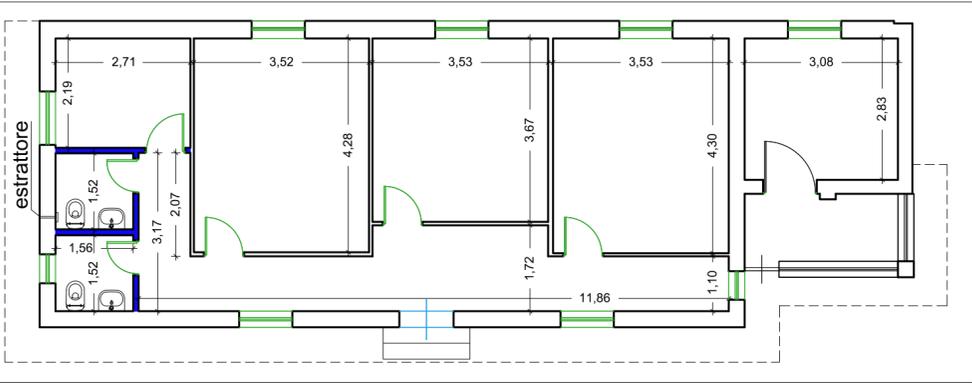

PLANIMETRIA DELLE RICOSTRUZIONI

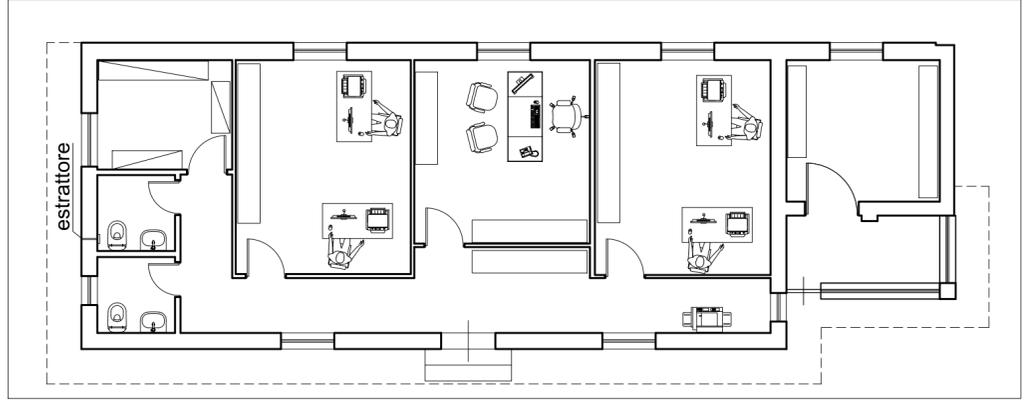

PLANIMETRIA DI PROGETTO - ARREDI

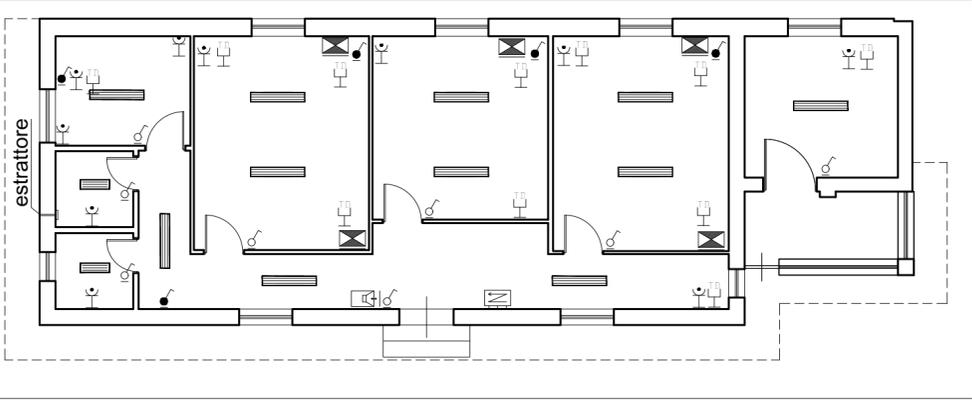

SCHEMA IMPIANTO ELETTRICO E DI ILLUMINAZIONE