


LEGENDA	
	POZZETTO DI ISPEZIONE REFLUI
	TUBAZIONE DI SCARICO ACQUE REFLUE DA TRATTARE
	VASCA TRATTAMENTO ACQUE REFLUE EMATOLOGIA
	VASCA RACCOLTA ACQUE REFLUE
	SCARICO ACQUE NERE
	COLONNA MONTANTE ACQUE NERE
	COLONNA APPRESAMENTO IDRICO
	COLLETTORE IDRICO ACQUA FREDDA - CALDA
	TUBAZIONE IDRICA
	PUNTO IDRICO ACQUA FREDDA
	PUNTO IDRICO ACQUA CALDA

U.O.C. DI EMATOLOGIA
PIANTA PIANO 1° - Scala 1:100

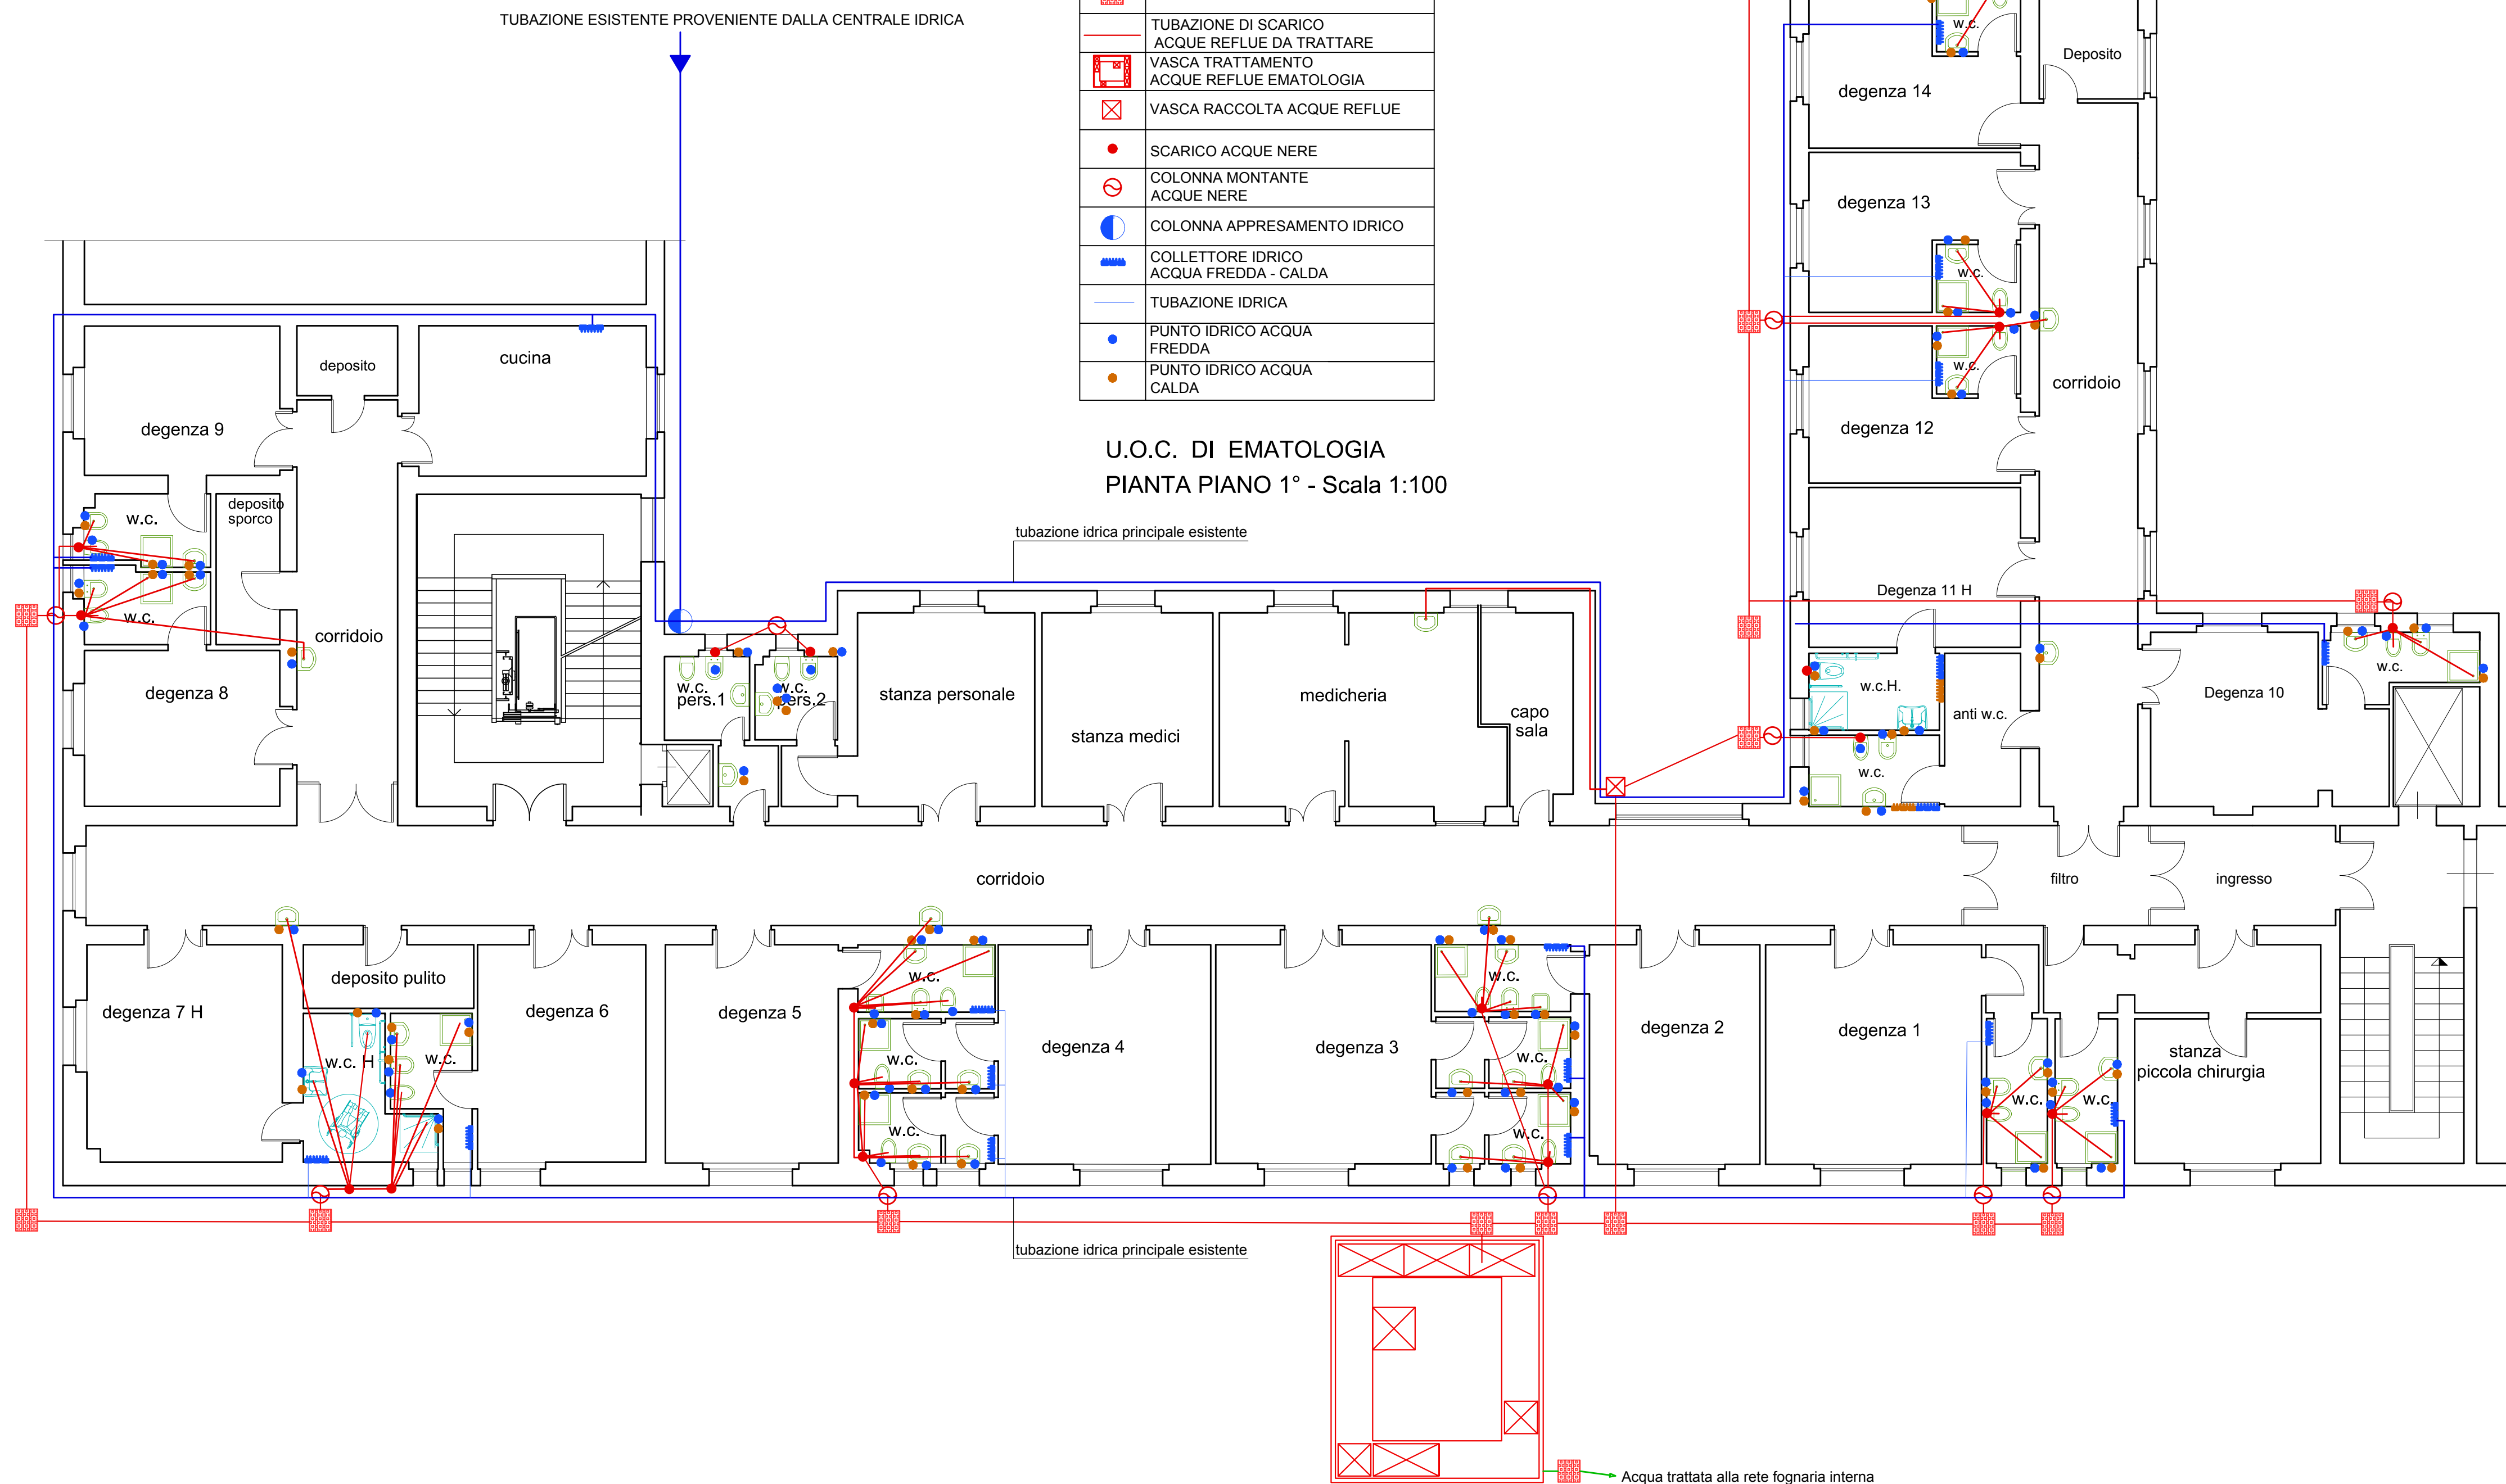

SERVIZIO SANITARIO NAZIONALE
REGIONE SICILIANA
AZIENDA OSPEDALIERA
OSPEDALI RIUNITI VILLA SOFIA - CERVELLO
SERVIZIO TECNICO

Lavori di ristrutturazione ed ampliamento dei locali della
U.O.C. di Ematologia siti al piano primo del corpo "B5" del
P.O. V. Cervello

ELABORATO

PLANIMETRIA SCHEMA IMPIANTI IDRICO E DI SCARICO PIANO 1°

PROGETTO ESECUTIVO

<p>IL PROGETTISTA ARCHITETTONICO (Geom. Vincenzo Azzarello)</p>	<p>IL RUP (Geom. Giuseppe Monteleone)</p>
<p>IL PROGETTISTA STRUTTURALE (Arch. Liborio Sutera)</p>	<p>IL DIRETTORE DELL'U.O.C. SERVIZIO TECNICO (Ing. Vincenzo Di Rosa)</p>
<p>IL PROGETTISTA DEGLI IMPIANTI ELETTRICI E SPECIALI (Ing. Antonio Sindoni)</p>	<p>IL COMMISSARIO (Dott. Maurizio Arico)</p>
<p>COLLABORATORI ED OPERATORI CAD geom. Antonino Altavilla geom. Francesco Croce geom. Stefano Mollica</p>	
<p>Revisori Settembre 2017</p>	<p>DISEGNO SCALA:</p>
<p>DATA</p>	<p>TITOLO</p>
<p>IM.ID.S.</p>	<p>N° TAVOLA 1</p>