


LEGENDA	
	Arredi
	Nuovi sanitari
	Nuovi sanitari per disabili

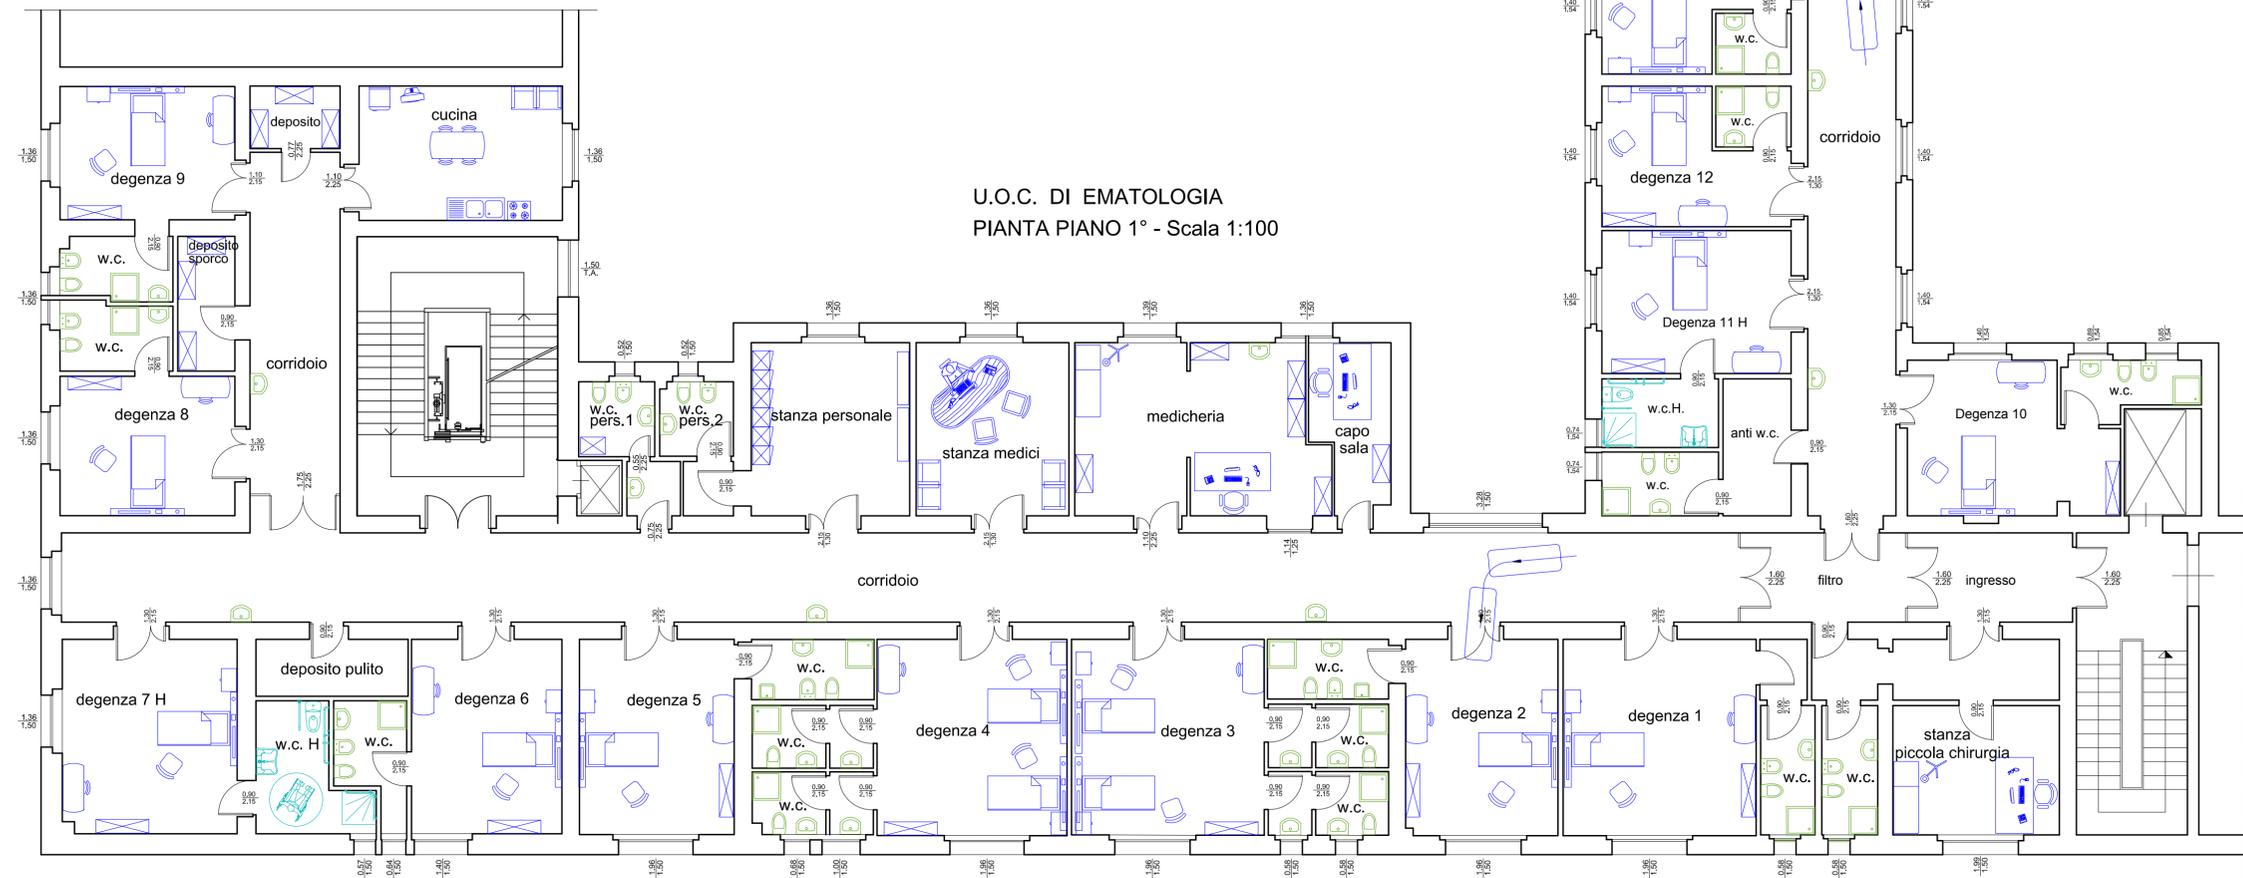

U.O.C. DI EMATOLOGIA
PIANTA PIANO 1° - Scala 1:100

SERVIZIO SANITARIO NAZIONALE <small>REGIONE SICILIANA</small> AZIENDA OSPEDALIERA OSPEDALI RIUNITI VILLA SOFIA - CERVELLO <small>SERVIZIO TECNICO</small>	
Lavori di ristrutturazione ed ampliamento dei locali della U.O.C. di Ematologia siti al piano primo del corpo "B5" del P.O. V. Cervello	
ELABORATO	PLANIMETRIA DI PROGETTO ARREDI
PROGETTO ESECUTIVO	
IL PROGETTISTA ARCHITETTONICO <small>(Geom. Vincenzo Azzarello)</small>	IL RUP <small>(Geom. Giuseppe Monteleone)</small>
IL PROGETTISTA STRUTTURALE <small>(Arch. Liborio Sutura)</small>	IL DIRETTORE DELL'U.O.C. SERVIZIO TECNICO <small>(Ing. Vincenzo Di Rosa)</small>
IL PROGETTISTA DEGLI IMPIANTI ELETTRICI E SPECIALI <small>(Ing. Antonio Sindoni)</small>	IL COMMISSARIO <small>(Dott. Maurizio Arico)</small>
COLLABORATORI ED OPERATORI CAD <small>geom. Antonio Allavilla geom. Francesco Croce geom. Stefano Mollica</small>	
Revisioni Settembre 2017	DISEGNO SCALA: 1:100
DATA	N° TAVOLA
O.E.	P.5