


LEGENDA	
	Nuovi infissi
	Nuovi sanitari
	Nuove murature
	Nuove pavimentazioni
	Nuovi rivestimenti in cotone spalmato
	Nuovi controsoffitti

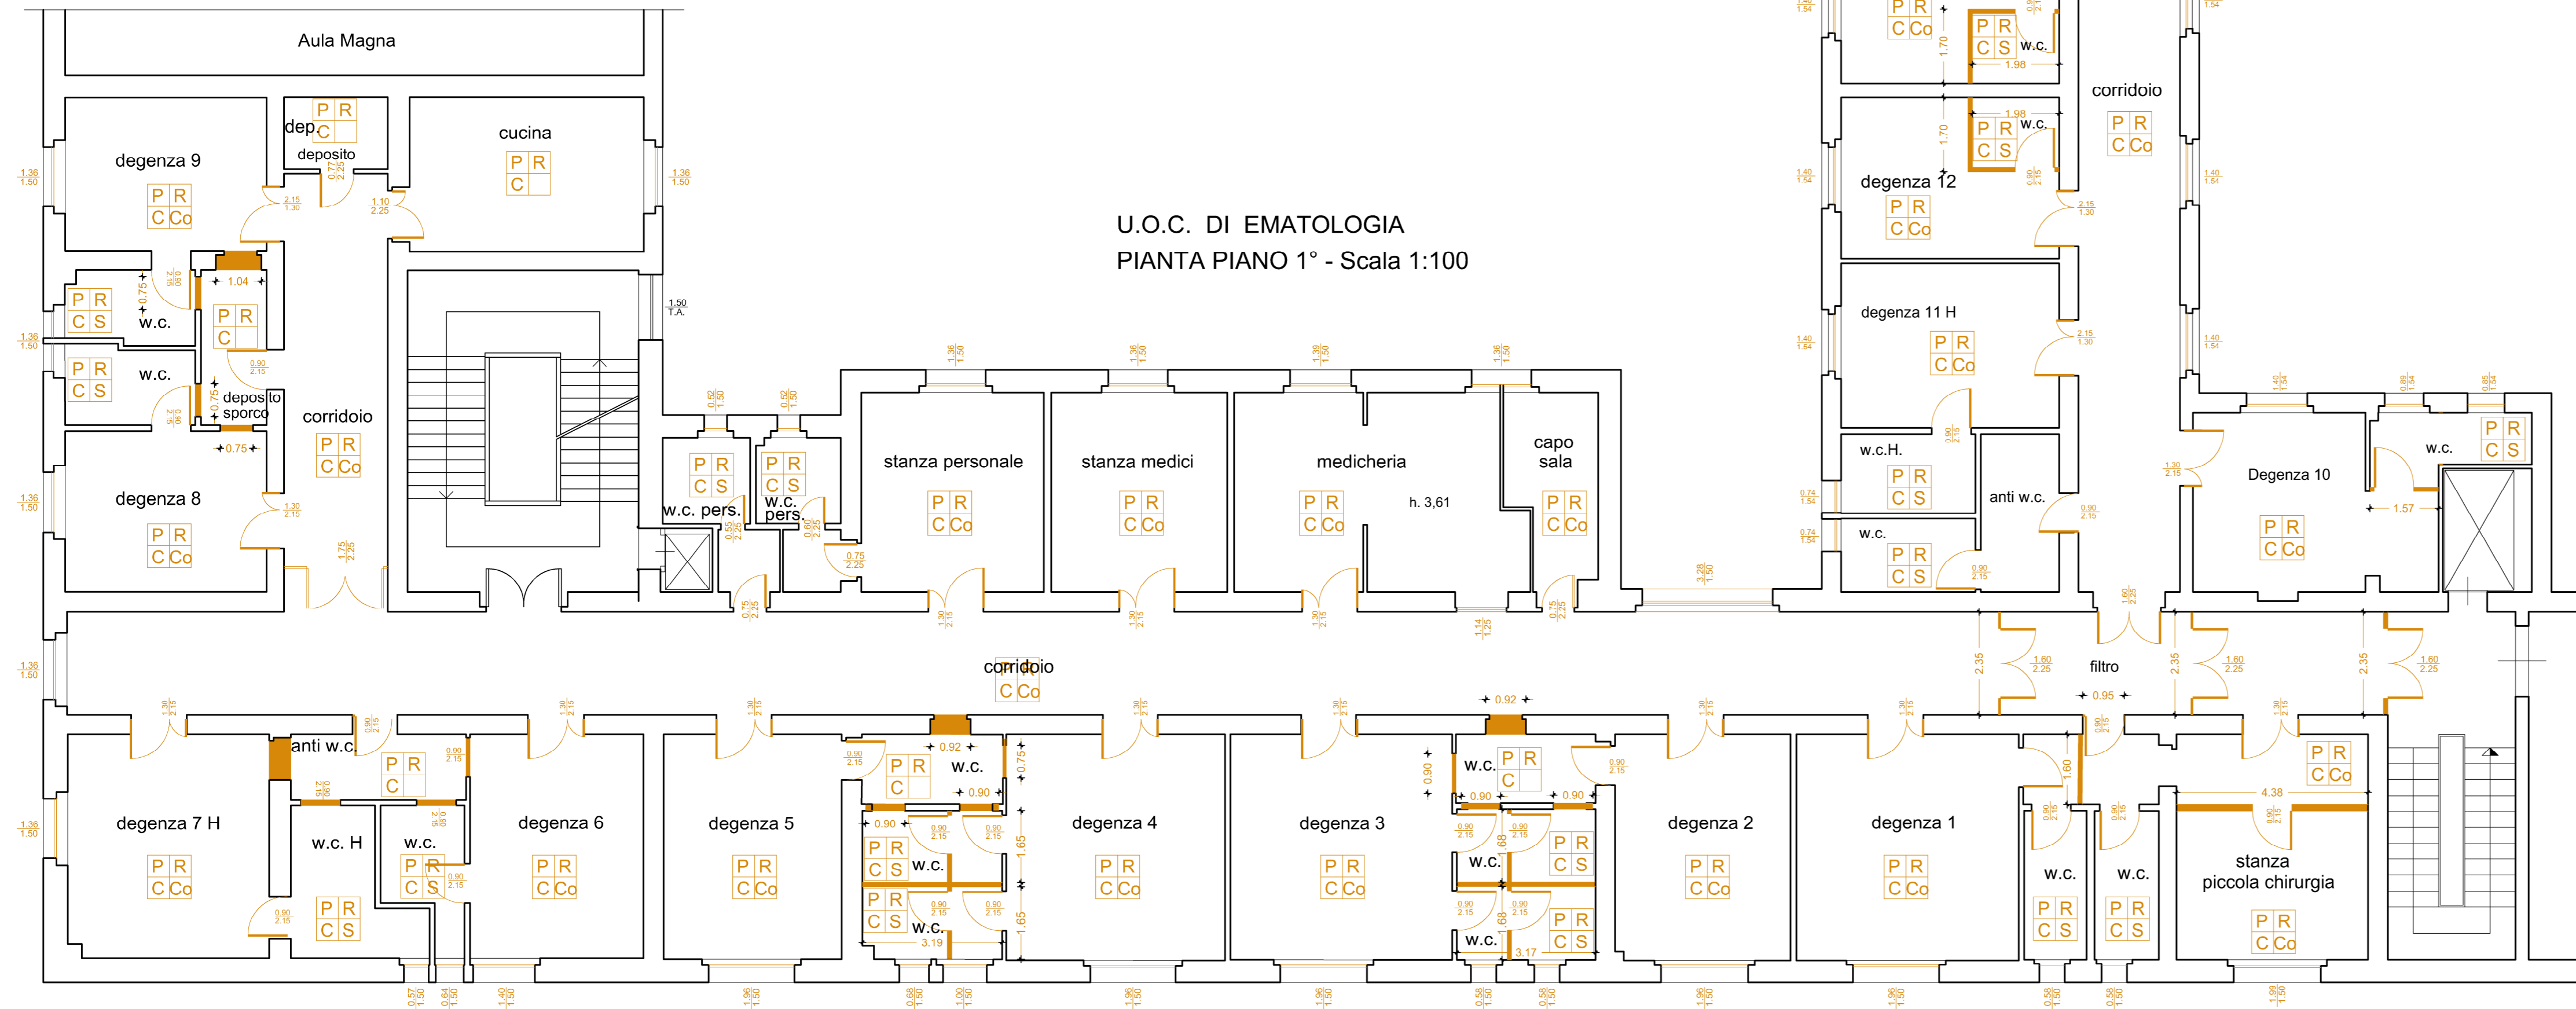

U.O.C. DI EMATOLOGIA
PIANTA PIANO 1° - Scala 1:100

SERVIZIO SANITARIO NAZIONALE <small>REGIONE SICILIANA</small> AZIENDA OSPEDALIERA OSPEDALI RIUNITI VILLA SOFIA - CERVELLO <small>SERVIZIO TECNICO</small>	
Lavori di ristrutturazione ed ampliamento dei locali della U.O.C. di Ematologia siti al piano primo del corpo "B5" del P.O. V. Cervello	
ELABORATO	PLANIMETRIA DI PROGETTO DELLE RICOSTRUZIONI
PROGETTO ESECUTIVO	
IL PROGETTISTA ARCHITETTONICO <small>(Geom. Vincenzo Azzarello)</small>	IL RUP <small>(Geom. Giuseppe Monteleone)</small>
IL PROGETTISTA STRUTTURALE <small>(Arch. Liborio Sutura)</small>	IL DIRETTORE DELL'U.O.C. SERVIZIO TECNICO <small>(Ing. Vincenzo Di Rosa)</small>
IL PROGETTISTA DEGLI IMPIANTI ELETTRICI E SPECIALI <small>(Ing. Antonio Sindoni)</small>	IL COMMISSARIO <small>(Dott. Maurizio Ariò)</small>
COLLABORATORI ED OPERATORI CAD <small>geom. Antonino Allavilla geom. Francesco Croce geom. Stefano Mollica</small>	
Revisionsi Settembre 2017	DISEGNO SCALA: 1:100
DATA	N° TAVOLA
O.E.	P.1