

U.O.C. Servizio Tecnico
 Viale Strasburgo n. 233
 90146 - Palermo
 091/7893(8719)
 settoretecnico@villosofia.it
 serviziotecnico@pec.ospedaliunitipalermo.it
 www.ospedaliunitipalermo.it



SERVIZIO SANITARIO NAZIONALE
 REGIONE SICILIANA
Azienda Ospedaliera Ospedali Riuniti
"Villa Sofia - Cervello"
 SERVIZIO TECNICO

Appalto:
 Lavori di costruzione della nuova sede dell'U.O.C. di
 Anatomia Patologica presso il Presidio Ospedaliero
 "V. Cervello" di Palermo. CUP: H75F23000230003

Descrizione elaborato:
PROGETTO DI FATTIBILITÀ TECNICO - ECONOMICA

Schema dell'impianto
IDRICO DI SCARICO

Codice dell'elaborato:
NAP_ID_002_GRA_000_00

IL PROGETTISTA ARCHITETTONICO
 Ing. Federico Di Carlo

IL R.U.P.
 Arch. Ing. Davide Rizzo

Collaboratori:
 Ing. Antonino Riggio

IL DIRETTORE DELL'U.O.C.
 SERVIZIO TECNICO
 Ing. Vincenzo Nicastri

IL COMMISSARIO AD ACTA
 (Ing. Massimiliano Maisano)


Scala: 1:100
 Data: 24 agosto 2023



Pianta Piano Terra



Pianta Piano Primo

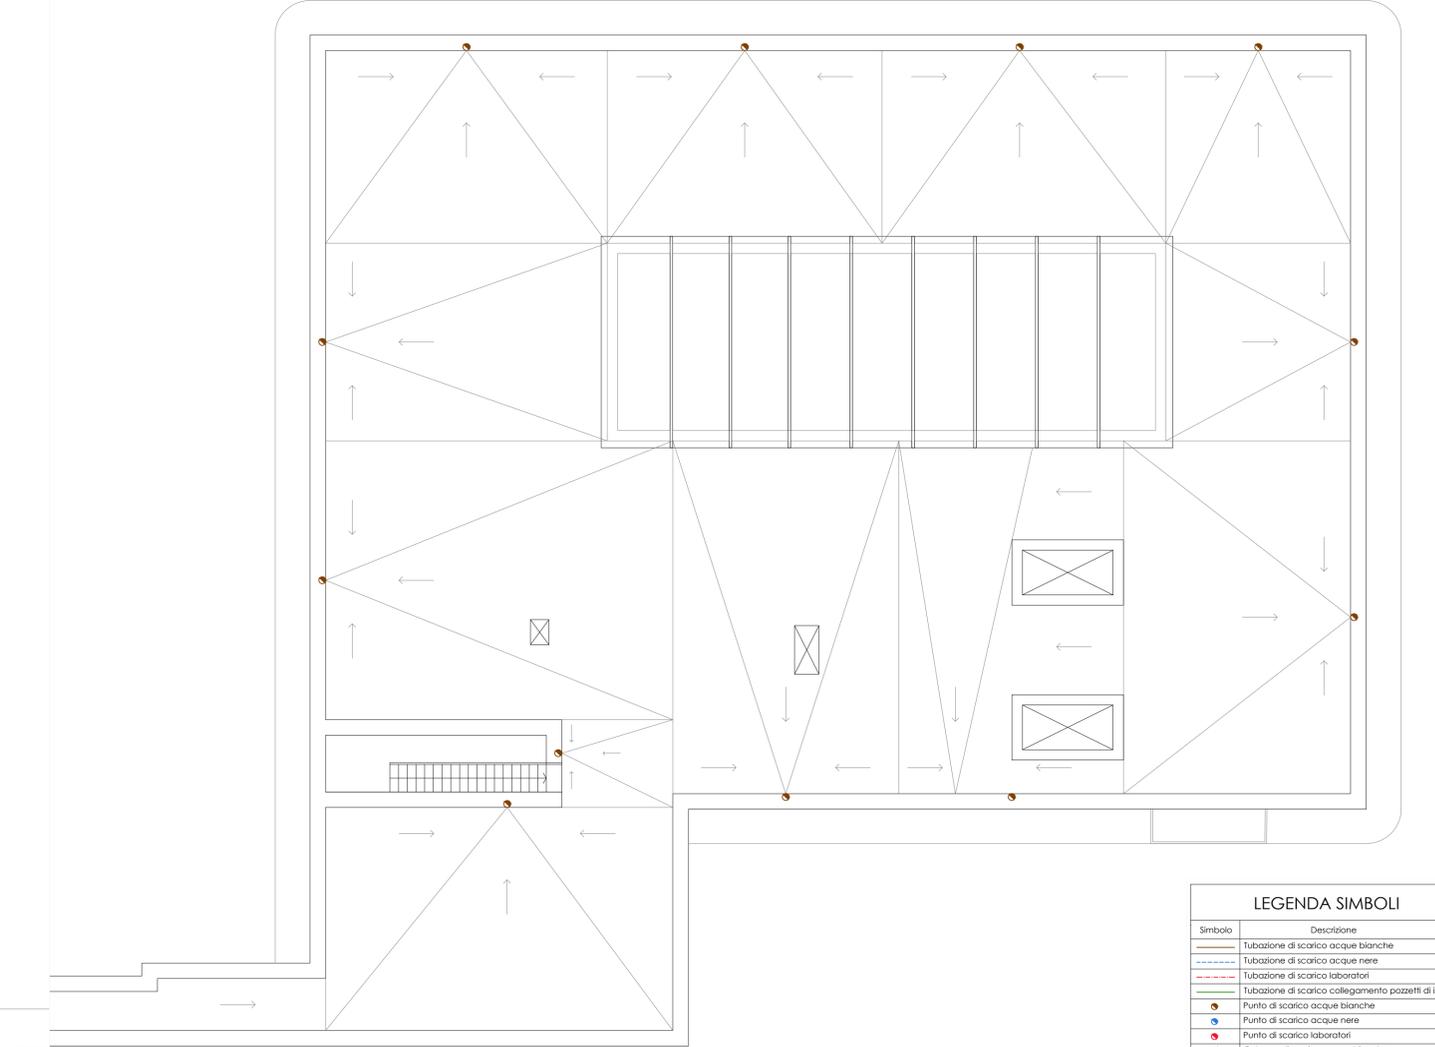

Pianta Piano di Copertura

LEGENDA SIMBOLI	
Simbolo	Descrizione
	Tubazione di scarico acque bianche
	Tubazione di scarico acque nere
	Tubazione di scarico laboratori
	Tubazione di scarico collegamento pozzetti di ispezione
	Punto di scarico acque bianche
	Punto di scarico acque nere
	Punto di scarico laboratori
	Colonna di scarico acque bianche
	Colonna di scarico acque nere
	Pozzetto di ispezione sifonato