

U.O.C. Servizio Tecnico  
 Viale Strasburgo n. 233  
 90146 - Palermo  
 091/780(8719)  
 settoretecnico@pec.ospedaliunitipalermo.it  
 www.ospedaliunitipalermo.it



**SERVIZIO SANITARIO NAZIONALE**  
 REGIONE SICILIANA  
**Azienda Ospedaliera Ospedali Riuniti**  
**"Villa Sofia - Cervello"**  
 SERVIZIO TECNICO

Appalto:  
 Lavori di costruzione della nuova sede dell'U.O.C. di  
 Anatomia Patologica presso il Presidio Ospedaliero  
 "V. Cervello" di Palermo. CUP: H75F23000230003

Progetto di **FATTIBILITÀ TECNICO - ECONOMICA**


**SCHEMA DELL'IMPIANTO DI**  
**CLIMATIZZAZIONE E ARIA PRIMARIA**

NAP\_ME\_001\_GRA\_L00\_00

IL PROGETTISTA ARCHITETTONICO  
 Ing. Federico Di Carlo



IL R.U.P.  
 Arch. Ing. Davide Rizzo

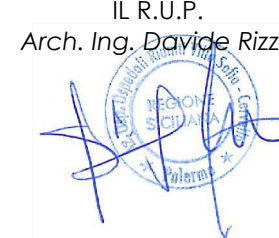

Collaboratori:  
 Ing. Antonino Riggio

Revisione	Motivo

IL DIRETTORE DELL'U.O.C.  
 SERVIZIO TECNICO  
 Ing. Vincenzo Nicastri

IL COMMISSARIO AD ACTA  
 (Ing. Massimiliano Maisano)


Scala: 1:100  
 Data: 24 agosto 2023



Pianta Piano Terra



Pianta Piano Primo

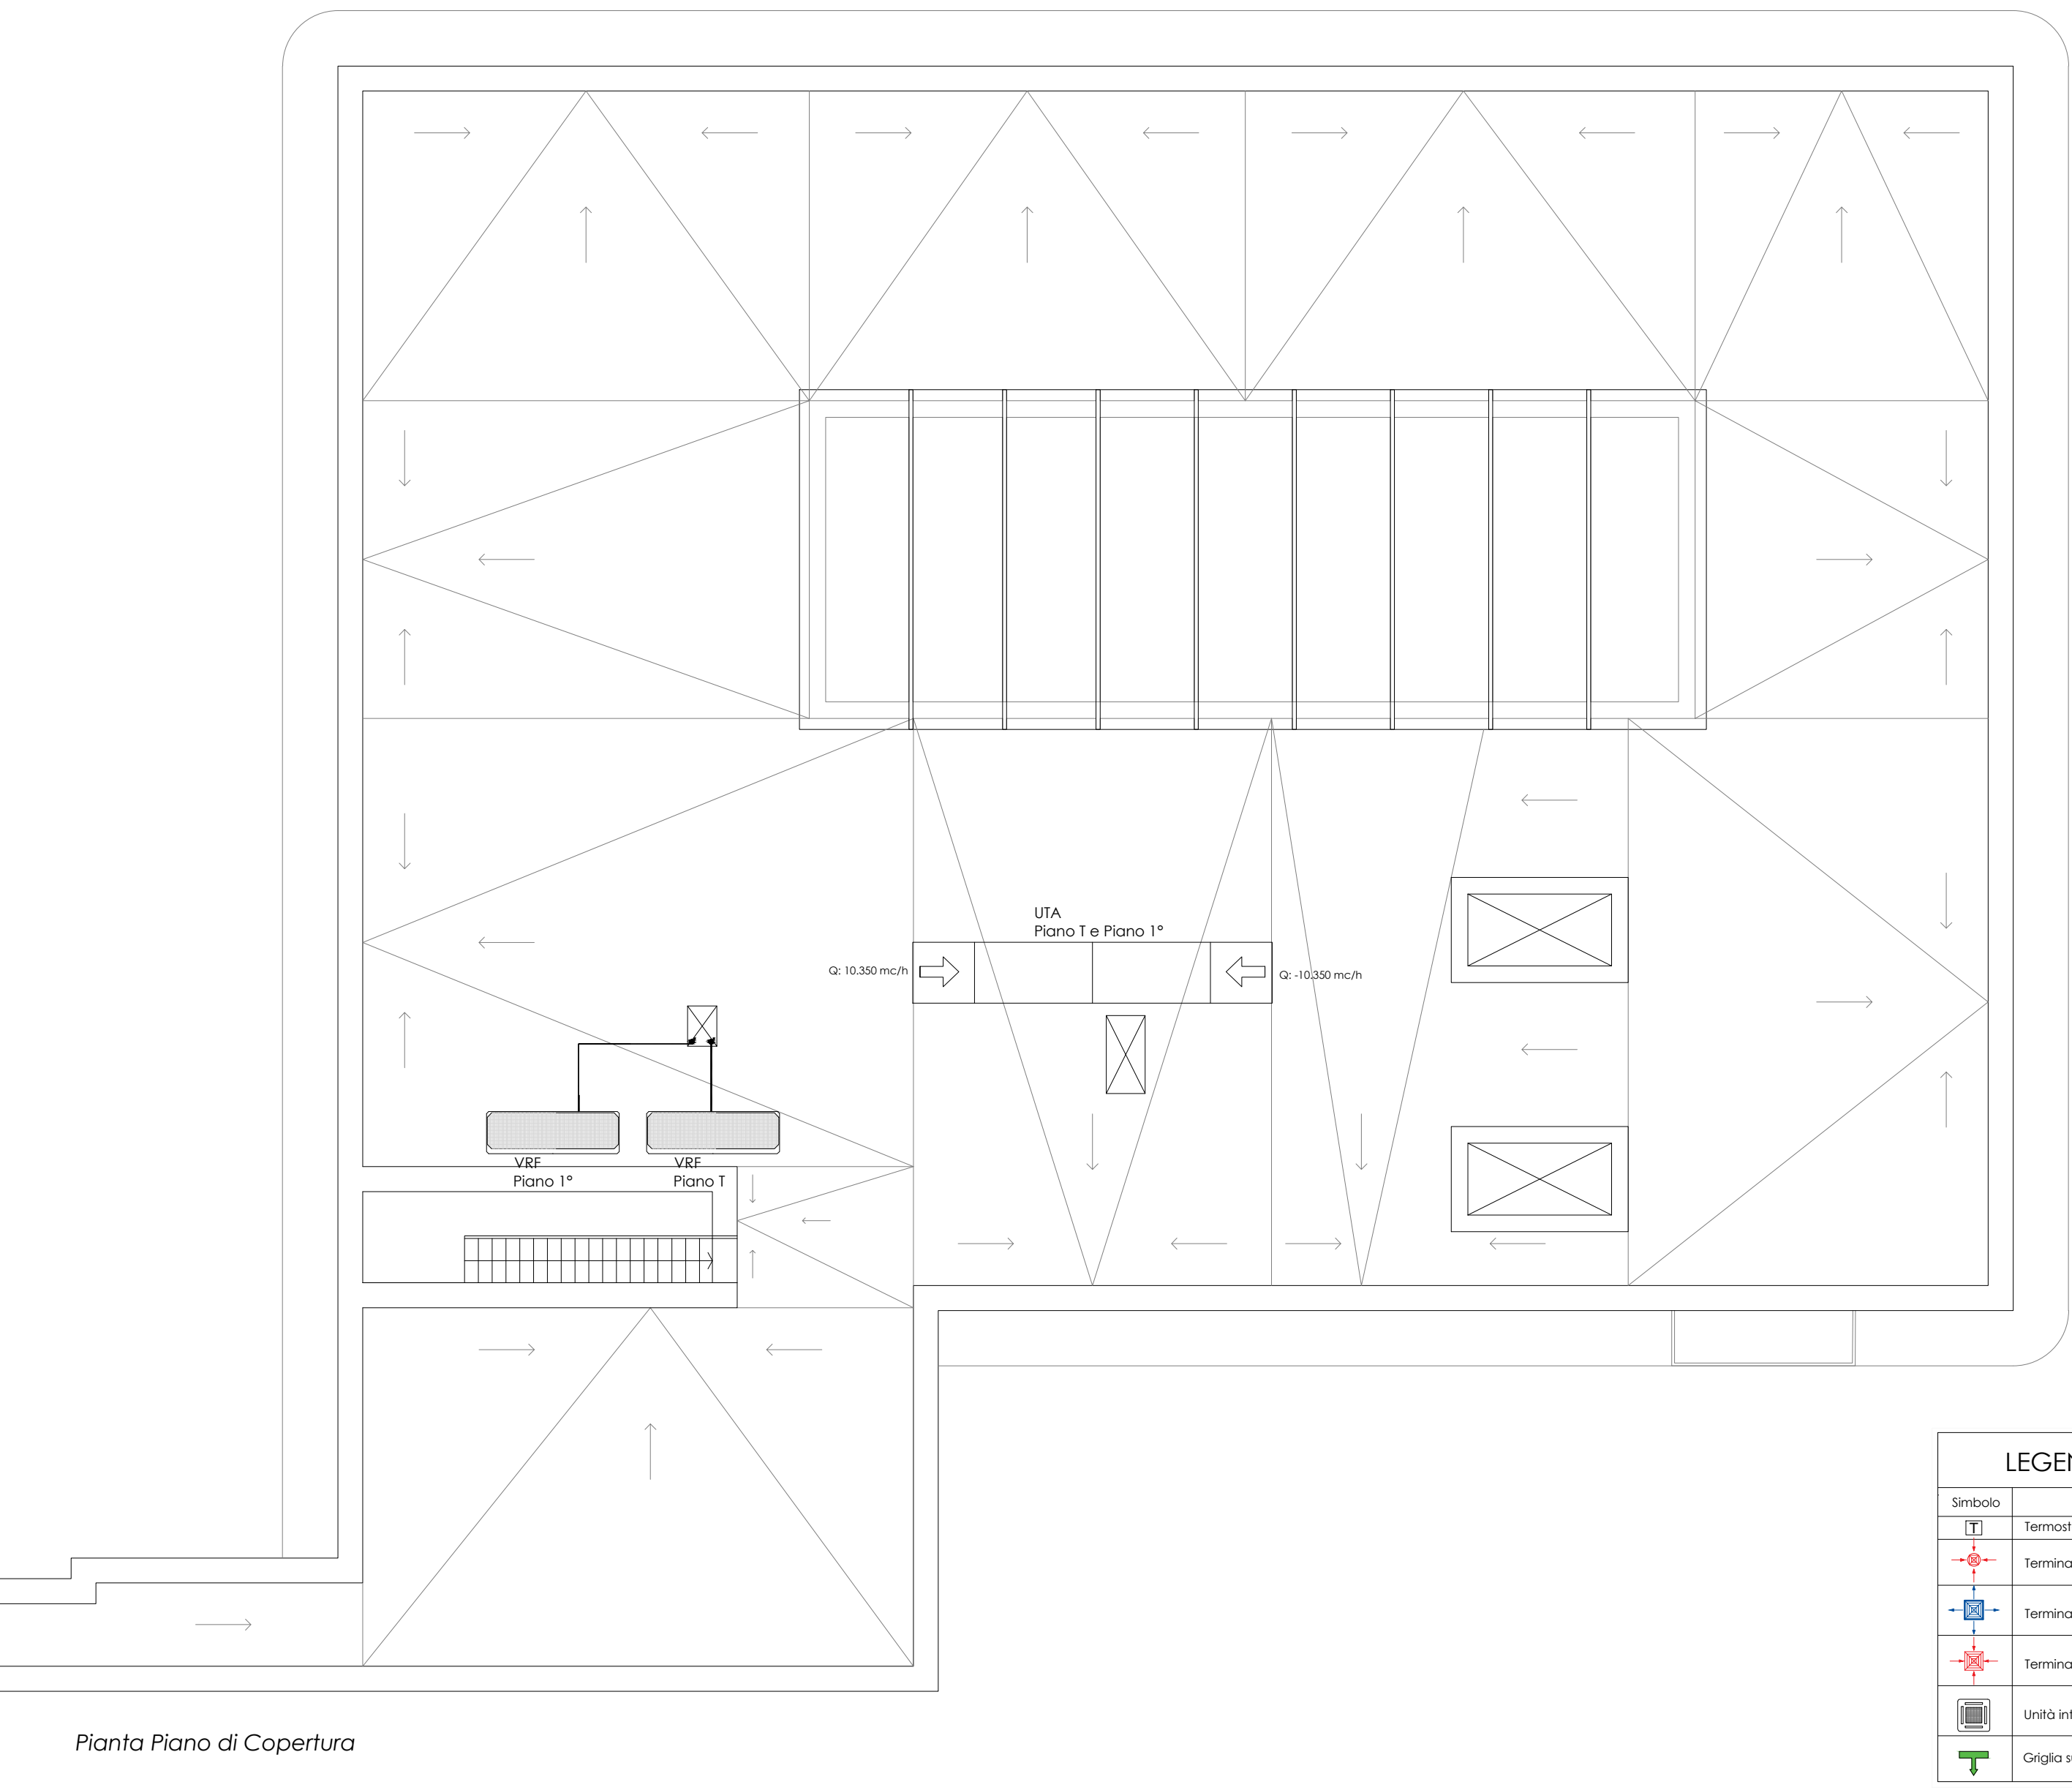

Pianta Piano di Copertura

**LEGENDA SIMBOLI**

Simbolo	Descrizione
[T]	Termostato regolatore
[Red star]	Terminale del canale di estrazione aria WC
[Blue star]	Terminale del canale di immissione aria
[Red star]	Terminale del canale di estrazione aria
[VRF unit]	Unità interna VRF - cassetta a 4 vie
[Green arrow]	Griglia su porta per passaggio aria